



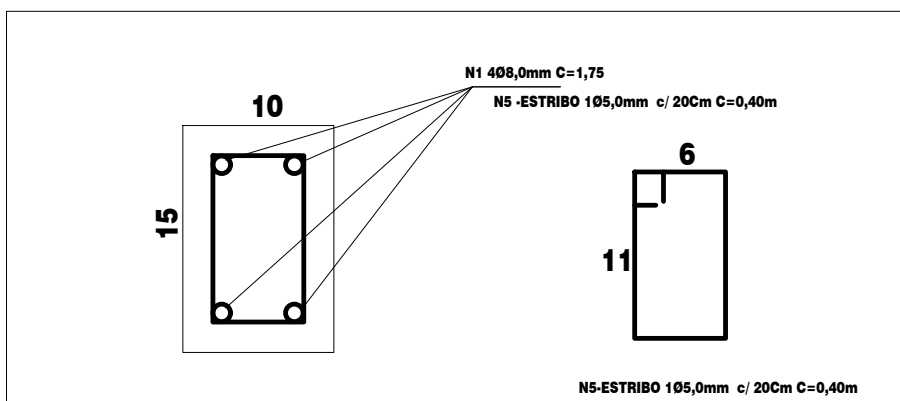

VIGA DE TRAVEJAMENTO 3X
ESCALA 1/5

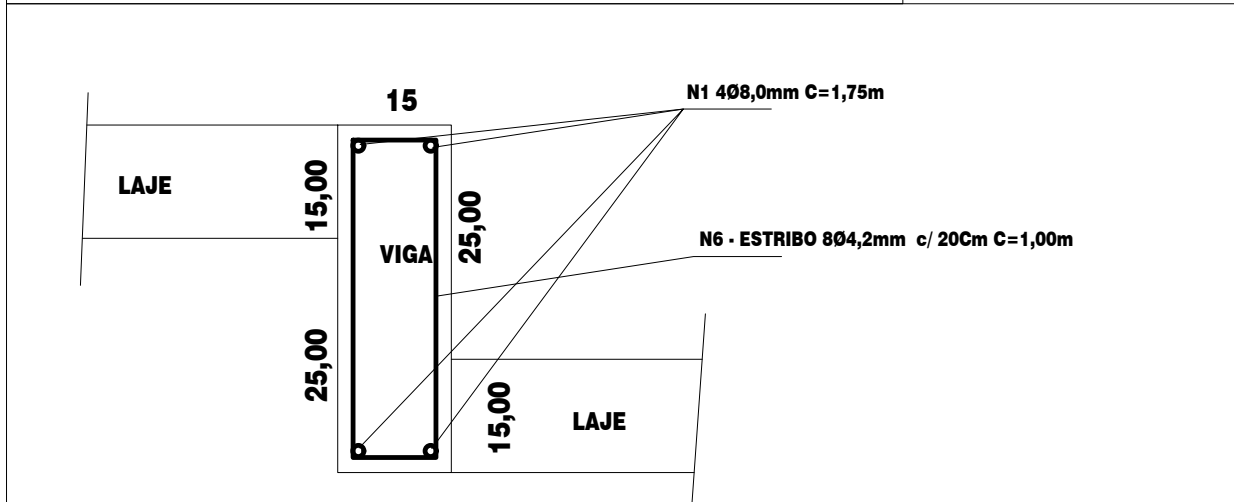

VIGA DEGRAU 5X
ESCALA 1/10


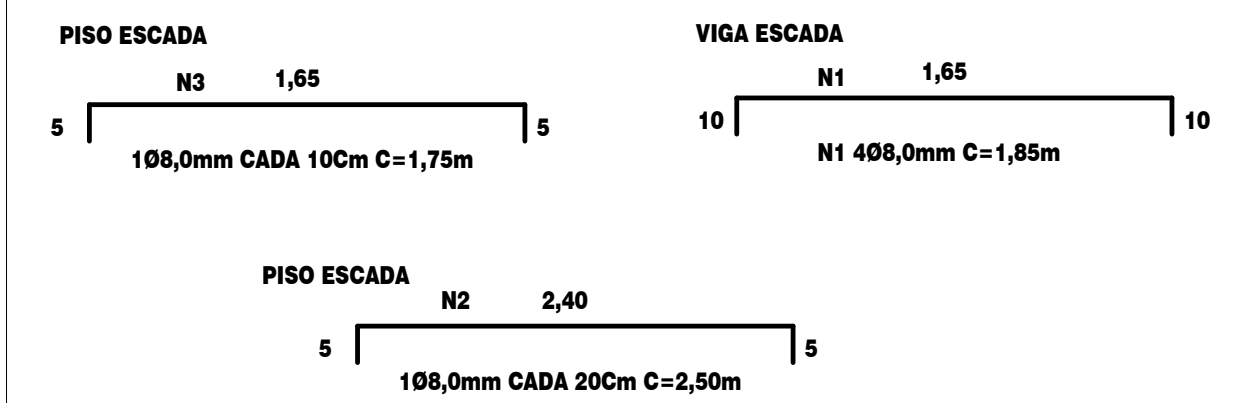


TABELA CORTE DE FERROS

Nº	Ø mm	C m	Qdade	Peso Kg	Peso total Ø Kg
N1	8	1,85	20	15,54	
N2	8	2,50	32	32,00	
N3	8	1,75	84	61,74	
N4	8	1,50	20	12,00	
N7	8	9,00	28	105,84	227,00
N5	4,2	0,40	24	1,21	6,94
N6	4,2	1,00	40	4,80	
N8	6	4,00	120	101,00	101,00
Peso total geral				334,00	

TABELA RESUMO				
ESTRUTURA DO DISSIPADOR - Ø1,00m				
ESTACA Ø20	CONCRETO (m3) Fck 20Mpa	FORMAS (m2)	AÇO CA50 (Kg)	AÇO CA60 (Kg)
30,00m	7,00	64,00	328,00	7,00

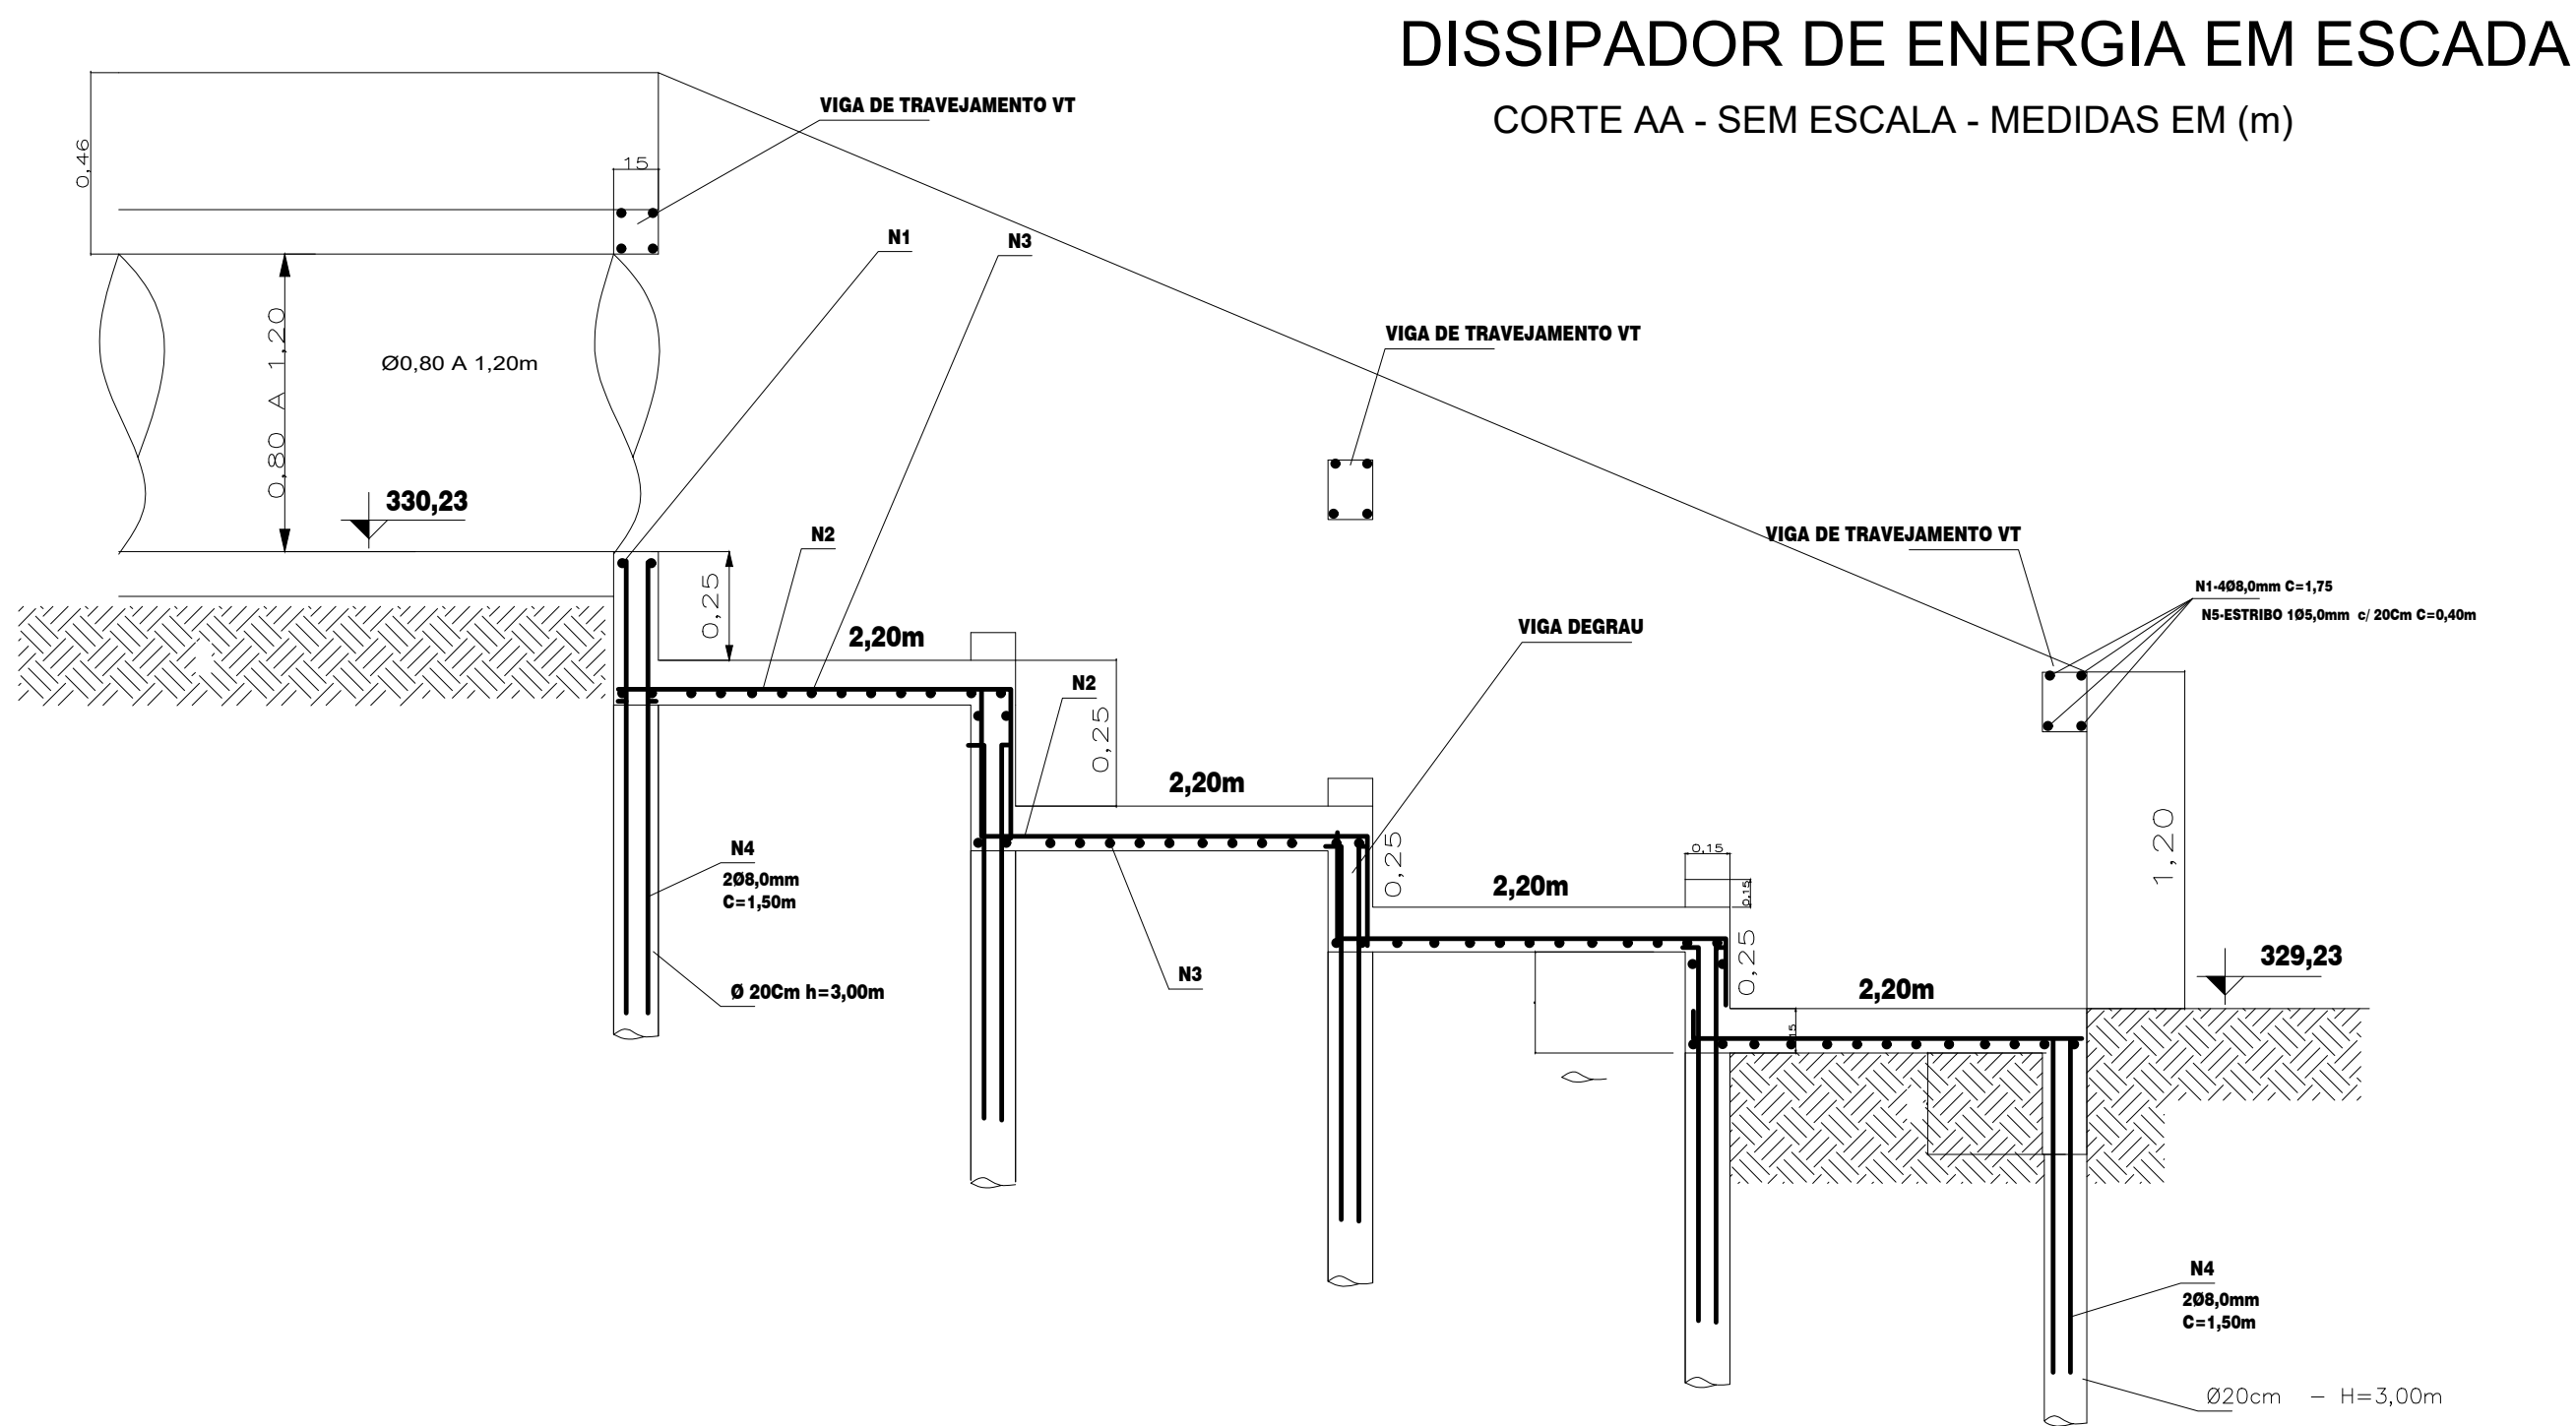

PAREDES LATERAIS
CONCRETO


N7 - 14Ø8,0mm C= 9,00m

N8-ESTRIBO 106,0mm cada 15cm
58Ø6,0mm C=4,00m


PISO
N3 108,0mm CADA 10Cm C= 1,75m

CORTE BB

VIGA - PAREDE LATERAL
ESCALA 1:50

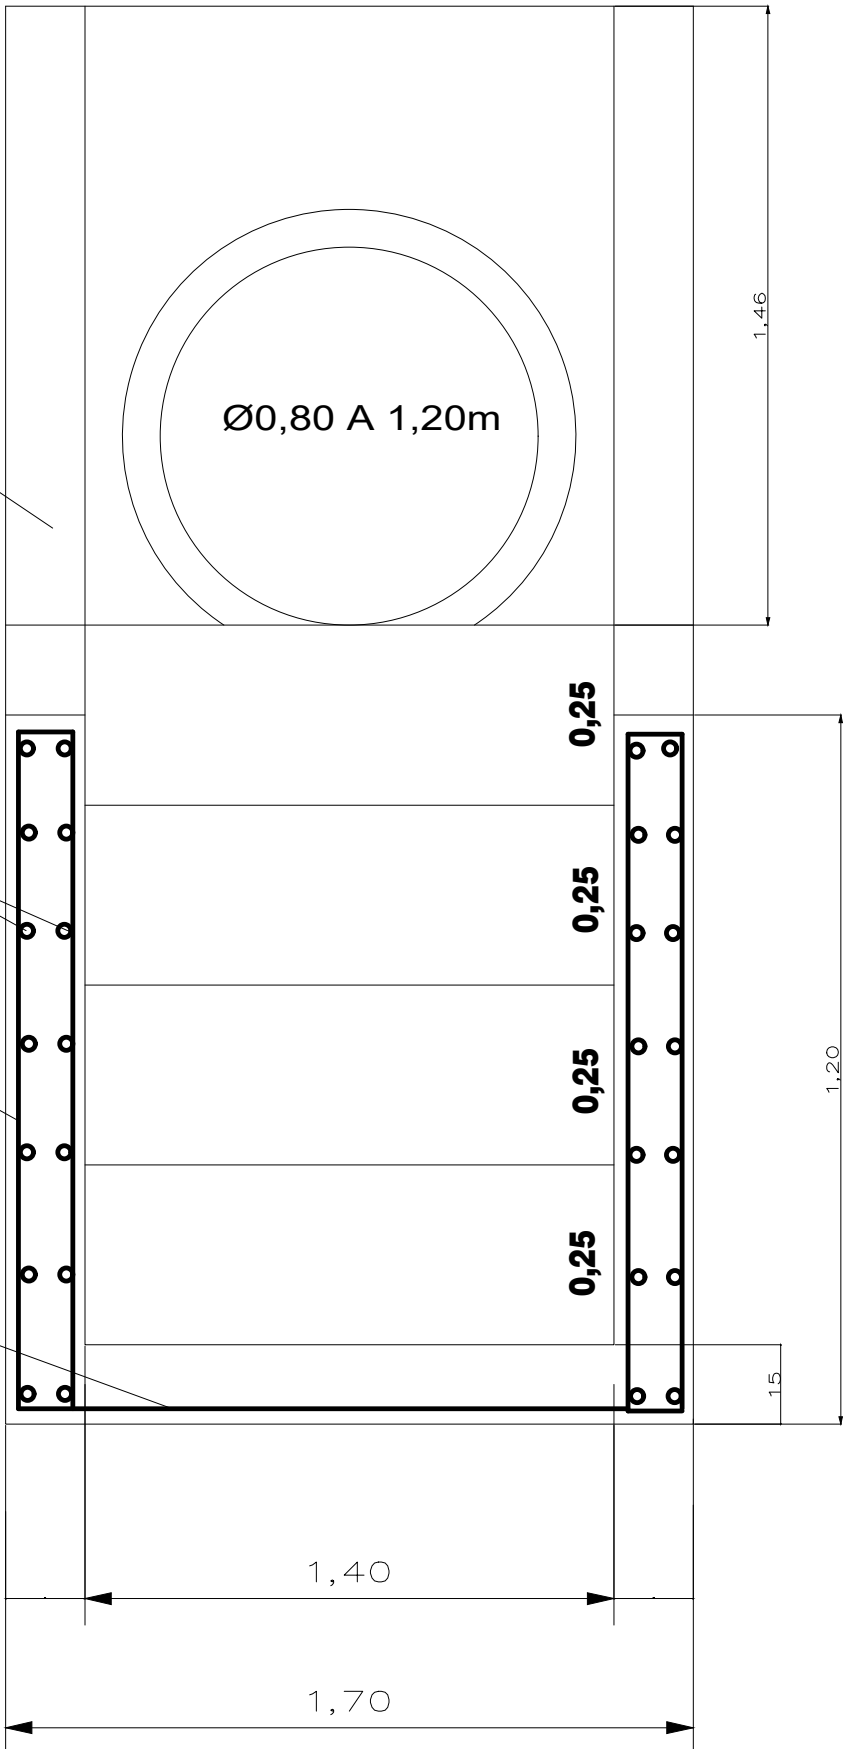

PAREDES LATERAIS
CONCRETO h=1,20 a 1,45m

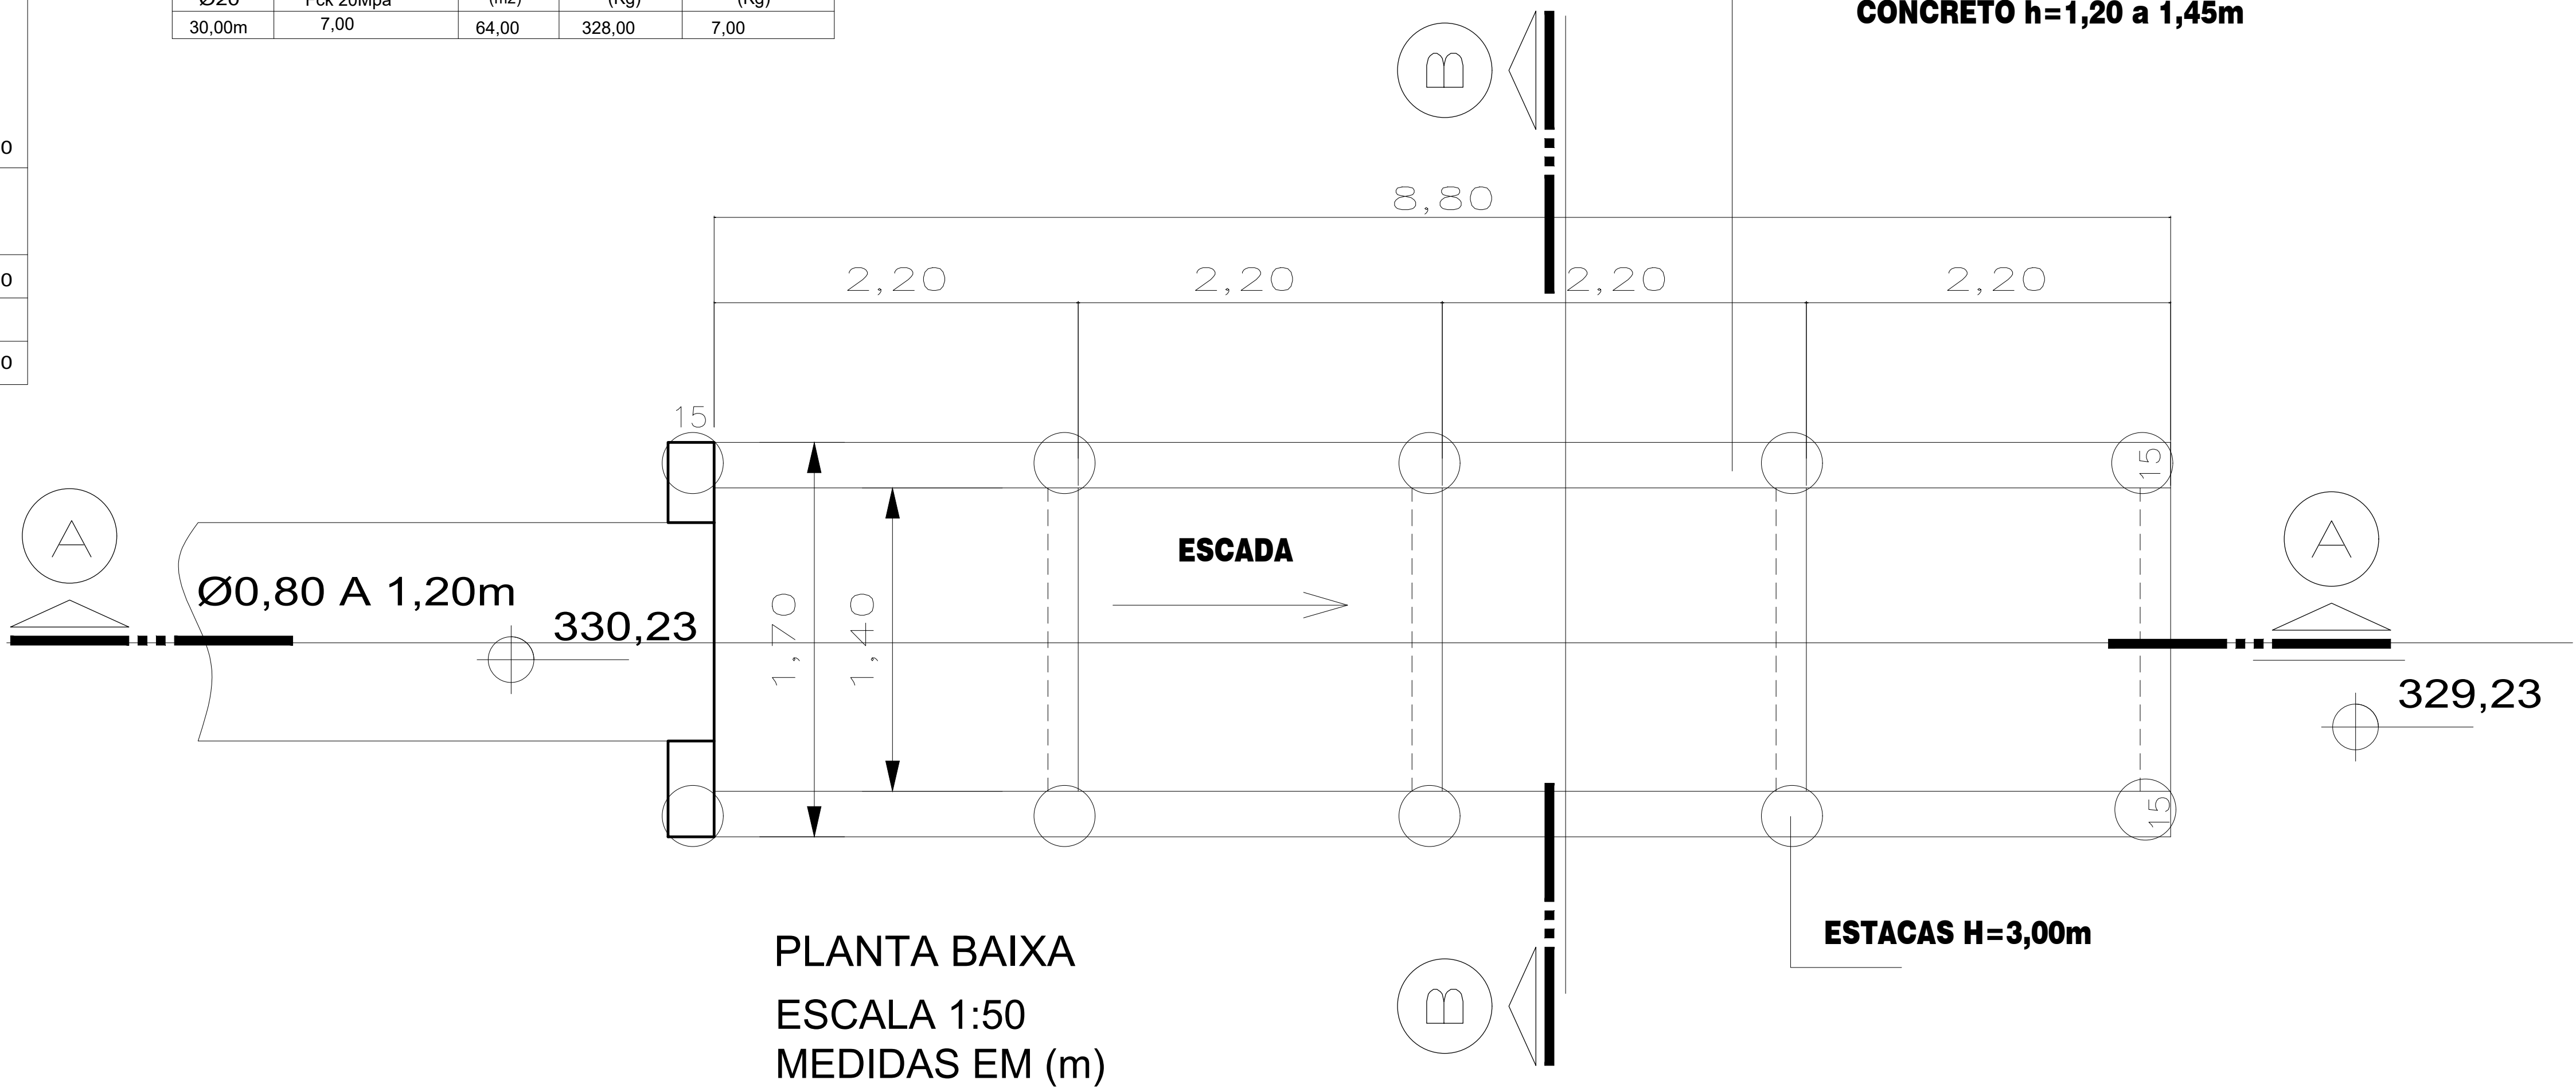

PLANTA BAIXA
ESCALA 1:50
MEDIDAS EM (m)

TÍTULO - SISTEMA DE DRENAGEM PLUVIAL DISSIPADOR DE ENERGIA	FOLHA - ÚNICA
PROJETO - PAVIMENTAÇÃO E DRENAGEM EMISSÁRIO 16	RESPONSÁVEL TÉCNICO
LOCAL - LARGO SANTA FÉ MUNICÍPIO DE ASSIS CHATEAUBRIAND - PR	
PROPRIETÁRIO - MUNICÍPIO DE ASSIS CHATEAUBRIAND	
ESCALA - INDICADA	DATA - JULHO/2021
	REVISÃO -