

QD – QUADRO DEMONSTRATIVO DE CARGA



PROJETO	LAJURAS/CO	CMACAS	EMBALAGEM	FUBICA	APROVEDOR	QUANT. PROD. ANUAL	QUANT. PROD. ANUAL	PROTEÇÃO	PASS
1	4x5	30x4	30x4	500x1500x5	100	0,66	13.276,0	25	10
2	11			110	1,650	0,75	1.325,0	6,0	X
3	3			110	2,000	0,75	8,25	25	X
4	14			110	2.100	0,75	1.375,0	6,0	X
5	20			110	2.000	0,75	1.050,0	16	X
6	20			110	2.000	0,75	1.350,0	25	X
7	1			220	0,66	0,86	8,0	10	X
8	1			380	1,00	0,86	8,0	10	X
9	1			1.220	5,300	0,45	2.340,0	6,0	X
10	1			1.220	5,300	0,45	2.340,0	25	X
11	1			1.220	5,300	0,45	2.340,0	25	X
12	1			220	0,66	0,820	2,5	10	X
DISTRIBUIÇÃO									
SOMAS					100	24,025	13.413,46	704	488

CONVENÇÕES





-  LINHAMA INDUSTRIAL LEE PARA SALVO 100% BIPOLAR FRO
 LAMINAR PLACABRANDEON COM MICRO POSICIONADOR COM TONOR DE 10
 INTERRUPTOR SIMPLES
 TONADA MEDA A 1.20 DO PISO
 TONADA ALTA A 1.20 DO PISO
 TONADA BAIXA A 0.30 DO PISO
 ELETRORFUTURO QUE PASSA PELA FORNO
 ELETRORFUTURO QUE PASSA PELA LAJE
 ELETRORFUTURO QUE PASSA PELA PAREDE
 ELETRORFUTURO QUE PASSA PELO PISO
 ELETRORFUTURO SUBTERRANEO
 FIORE - NUTRIÇÃO FASE, RETORNO E TONDA
 QUORNO DE DISTRIBUICAO INSTALADO A 15cm DE ALTURA

NOTAS


- ## NOTAS
- 1 - TODOS OS ELETRODOS SÃO DE PVE RIGIDO COM RESSACA QUANDO DE SOBREPRESSÃO OU SOBRE FÓRMO.
 - 2 - ELETRODOS DE FUNDIÇÃO DE ALUMÍNIO SEMO DO TIPO MANEJO DE 200.
 - 3 - OS ELETRODOS DE PVE RIGIDO SEMO FUNDOS HAVIENDO METALURGIA ATÍPICA DE BUCHA E AMPOLHA METALÚRGICA.
 - 4 - TODOS OS CILINDROS (TOMADAS, LUMINÁRIAS E AR CONDICIONADORA) TER GASETILHO VERMELHO.
 - 5 - TODAS AS MASSAS METALÚRGICAS (ELETRODOLÍQUAS, PONTALIZADAS, LUMINÁRIAS, CASSINOLAS E ESTRUTURAS METALÚRGICAS, ETC.) DEVEM SER ALUMINIO.
 - 6 - TENSÃO ENTRE FASE/FASE = 220 V.
 - 7 - TENSÃO ENTRE FASE/NEUTRO = 127 V.
 - 8 - ABRANGIMENTO DE FIORES VERIFICAR QUANTO DE CARGAS E/OU DIAGRAMA UNIFILAR.

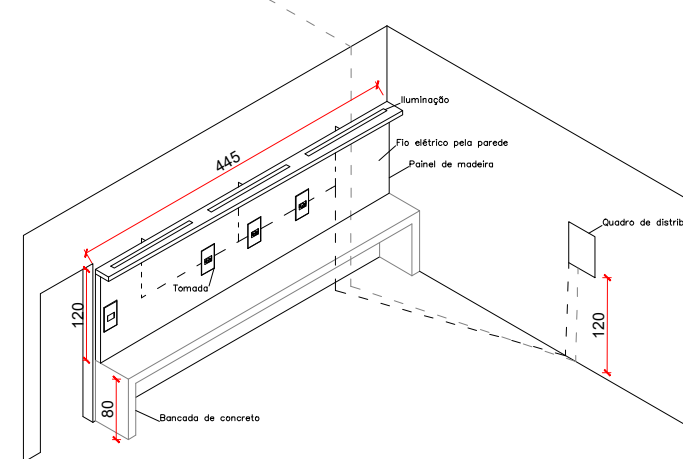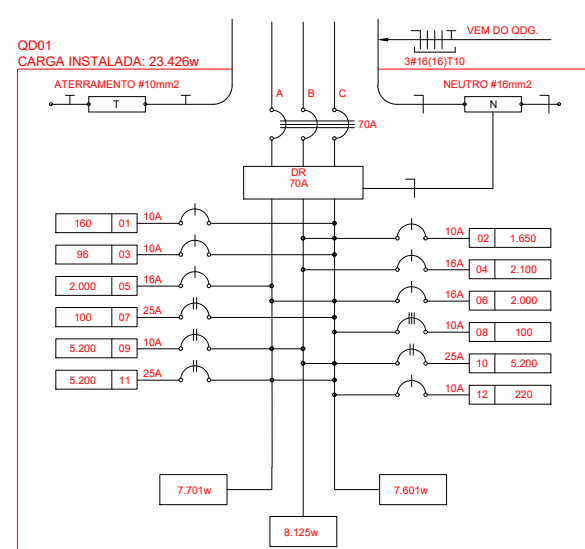

DETALHE BANCADA
SEM ESCALA

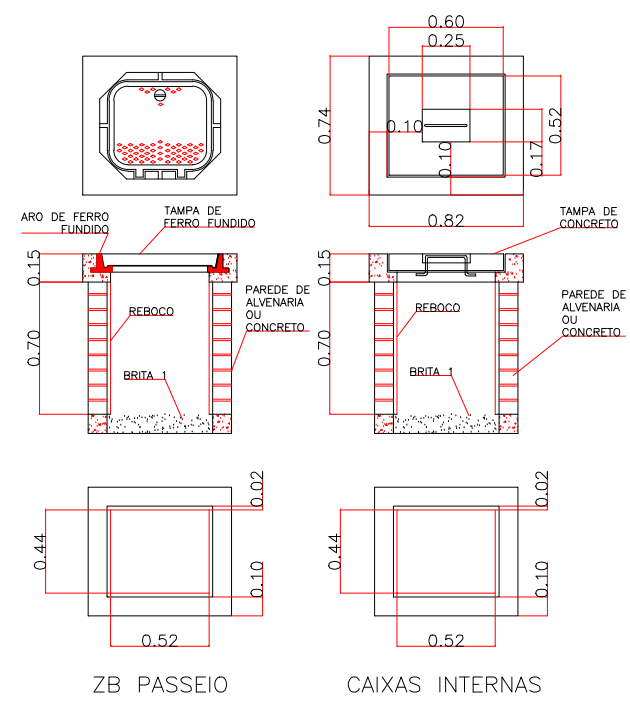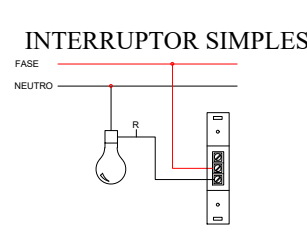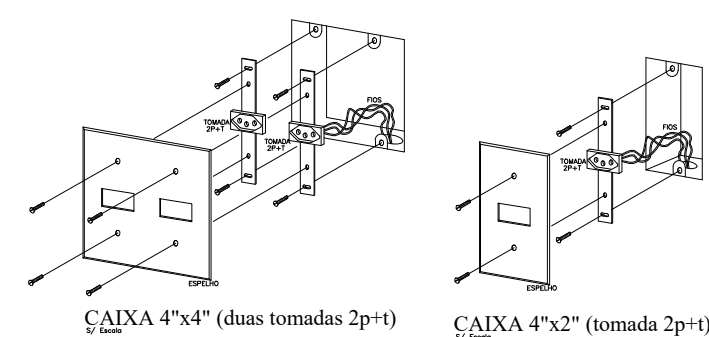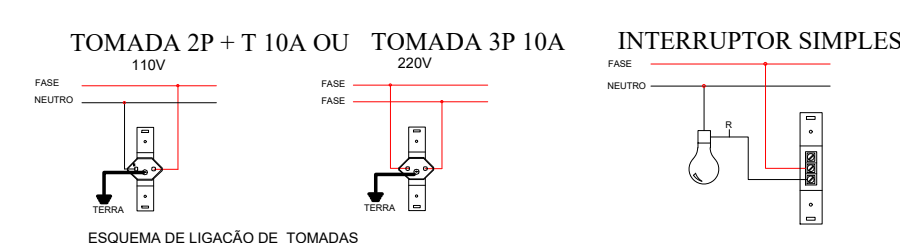

DETALHES DE CAIXAS DE PASSAGEM
ZB PASSEIO E CAIXAS INTERNAS
ESCALA: 1 : 20

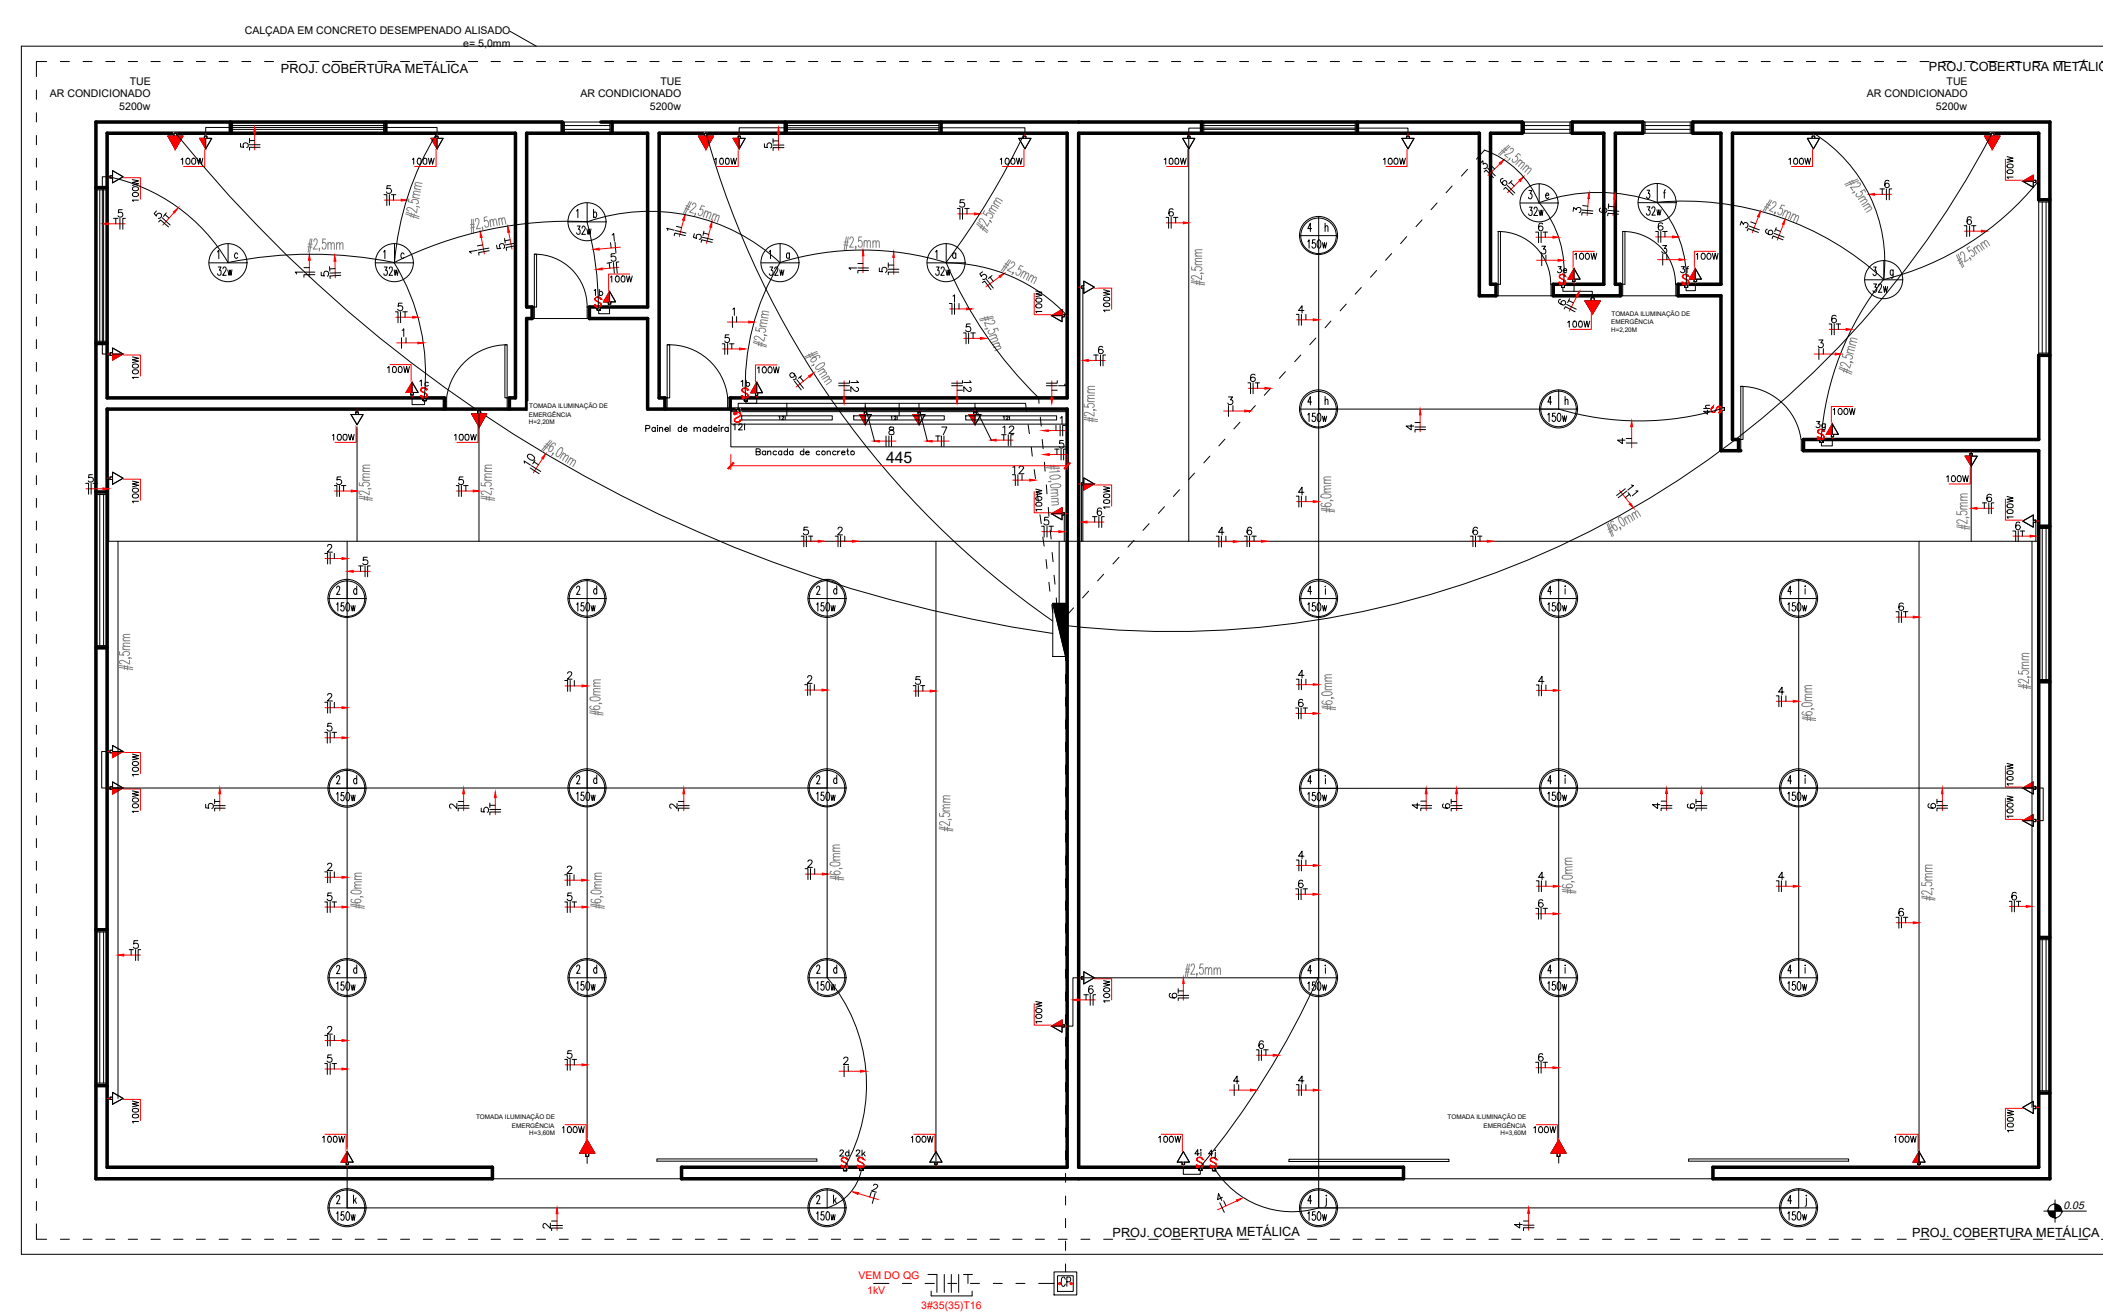

PLANTA BAIXA - TELEFÔNICO
ESCALA - 1:100

QUADRO RESUMO		
TOMADAS	44 UND	
LAMPADAS	36 UND	
DISJUNTORES	13 UND	
INTERRUPTORES	11 UND	

ORGAOS PUBLICOS

ESTADÍSTICA

VER PROJETO ARQUITETÔNICO

PROJETO ELÉTRICO

DIAGRAMA UNIFILAR - QUADRO DE CARGAS

OBRA:
BARRAÇÃO DE MARCENARIA E SERVIÇOS ELÉTRICOS
PÁTIO DE MÁQUINAS MUNICIPAL
A = 361,40M²

LOCAL:	
--------	--

LOTE Nº 1-AC/6A, DO GRUPO A-2

LOCAL:
LOTE Nº 1-AC/6A, DO GRUPO A-2

LOTE Nº 1-AC/6A, DO GRUPO A-2

GLEBA TUPASSI - ASSIS CHATEAUBRIAND-PR

Proprietário	Projeto	Execução
Data: 07/2021	Desenho: ANDRESSA M.	Escala: INDICADA
		Prancha: 01/02