

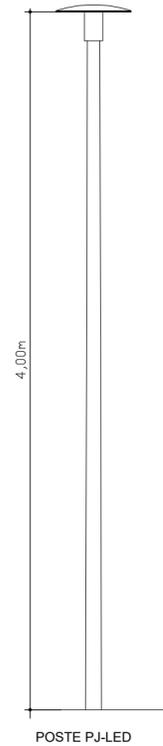


PLANTA BAIXA ELÉTRICA - ESCALA 1:250

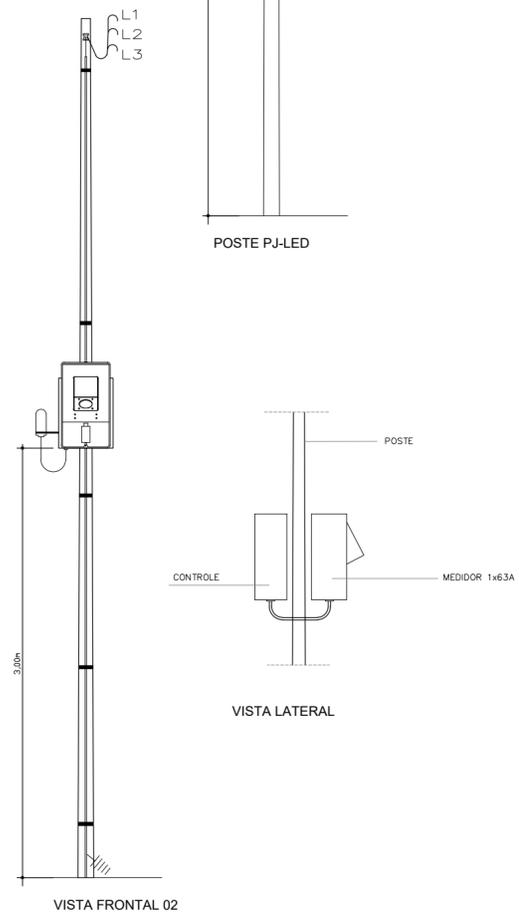

POSTE DE JARDIM
 -4,00M DE ALTURA;
 -SISTEMA DE ILUMINAÇÃO EM LED;
 -FLUXO LUMINO 139 LÚMENS POR WATTS;
 -VIDA ÚTIL DE 100.000 HORAS;
 -COMPONENTES EM ALUMÍNIO INJETADO.

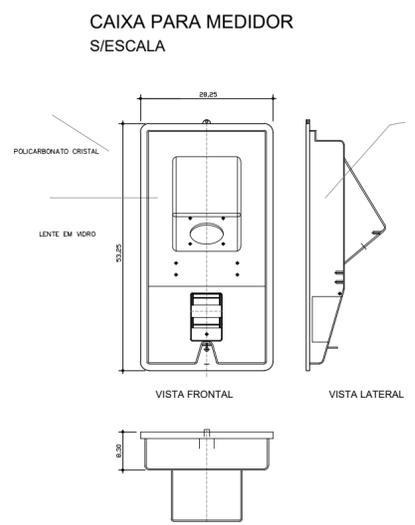

QUADRO DE CARGAS			
Nº CIRCUITO	LÂMPADA 250W	AUMENTO DE CARGA	DISJUNTOR EXISTENTE
01	08	2000W	3x6.3A

ELETRODUTO EM AÇO GALVANIZADO REVESTIDO COM PVC	155,00M
CABO DE COBRE FLEXÍVEL 6,00MM²	465,00M
POSTE COM 01 LUMINÁRIA LED	08 UND
CAIXA DE PASSAGEM C/ ATERRAMENTO	09 UND
CAIXA DE PASSAGEM	02 UND

- LEGENDA**
- PADRÃO DE ENERGIA A CAPACIDADE É SUFICIENTE PARA ATENDER A DEMANDA
 - LUMINÁRIA DE PRAÇA COM 01 LÂMPADA DE LED DE 250W
 - - - - - ELETRODUTO DE PVC CORRUGADO QUE PASSA PELO PISO
 - COMANDO PARA ILUMINAÇÃO
 - CAIXA DE PASSAGEM 30X30CM COM ATERRAMENTO
 - CAIXA DE PASSAGEM 30X30CM
 - FASE, NEUTRO, RETORNO E TERRA, RESPECTIVAMENTE

ORGÃOS PÚBLICOS

PROJETO ELÉTRICO

OBRA: URBANIZAÇÃO DA AV. CURITIBA - JARDIM PARANÁ

LOCALIZAÇÃO: AV. CURITIBA - JARDIM PARANÁ - ASSIS CHATEAUBRIAND/PR

PROPRIETÁRIO: Município de Assis Chateaubriand CNPJ: 76.208.479/0001-18	PROJETO: Anne Caroline Bello Eng. Civil - CREA/PR 168663/D	EXECUÇÃO:
---	--	-----------

<p>PREFEITURA MUNICIPAL DE ASSIS CHATEAUBRIAND PARANÁ</p>	DESENHO: ANNE B.	<p>PRANCHA: 1/1</p>
	DATA: 10/2021	
	ESCALA: INDICADA	
FOLHA: A2 CONTEÚDO: PLANTA BAIXA ELÉTRICA, QUADRO DE CARGAS E DETALHES		