

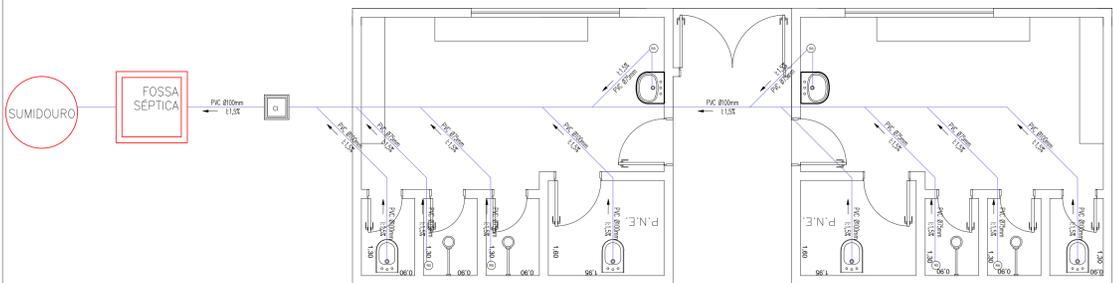
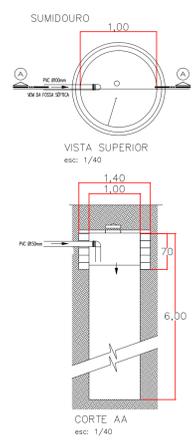
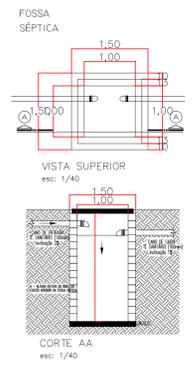


DETALHE DE LIGAÇÃO ESGOTO
ESCALA 1:20

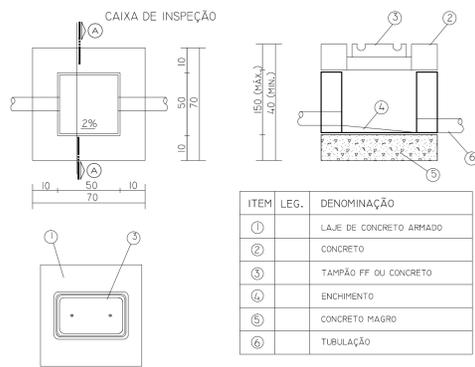

- LEGENDA**
- TUBULAÇÃO QUE SOBE
 - TUBULAÇÃO QUE DESCE
 - CI CAIXA DE INSPEÇÃO
 - CG CAIXA DE GORDURA
 - CS CAIXA SIFONADA
 - RS RALO SIFONADO
 - RG REGISTRO DE GAVETA
 - RP REGISTRO DE PRESSÃO
 - CAP CAPTAÇÃO DE ÁGUAS PLUVIAIS
 - HIDRÔMETRO
 - VENTILAÇÃO

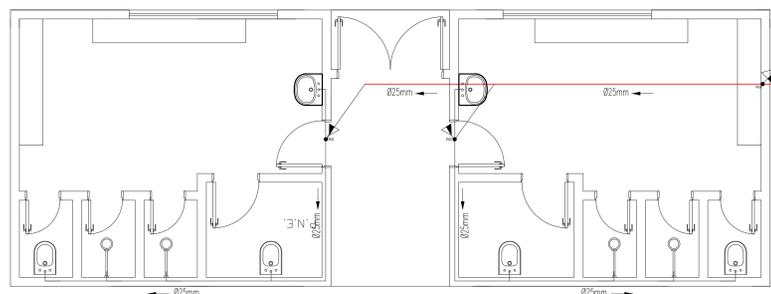

PLANTA BAIXA - TÉRREO
ESCALA 1:50

ORGÃOS PÚBLICOS	
SAÚDE	PREFEITURA
ESTATÍSTICA	
ÁREA DO VESTIÁRIO:59,52m ²	
ÁREA TOTAL:887,15m ²	
PROJETO HIDROSSÂNITÁRIO	
OBRA: VESTIÁRIO DA QUADRA DE ESPORTES DO IVO MULLER	
LOCAL RUA GETÚLIO VARGAS, S/N QUADRA Nº02 CONJUNTO IVO MULLER - MUNICÍPIO DE ASSIS CHATEAUBRIAND - PR	
Proprietário	Projeto
Execução	
Data: 07/2017	Desenho: ENG. MAYKE W.
Escala: INDICADA	França: 1/1