


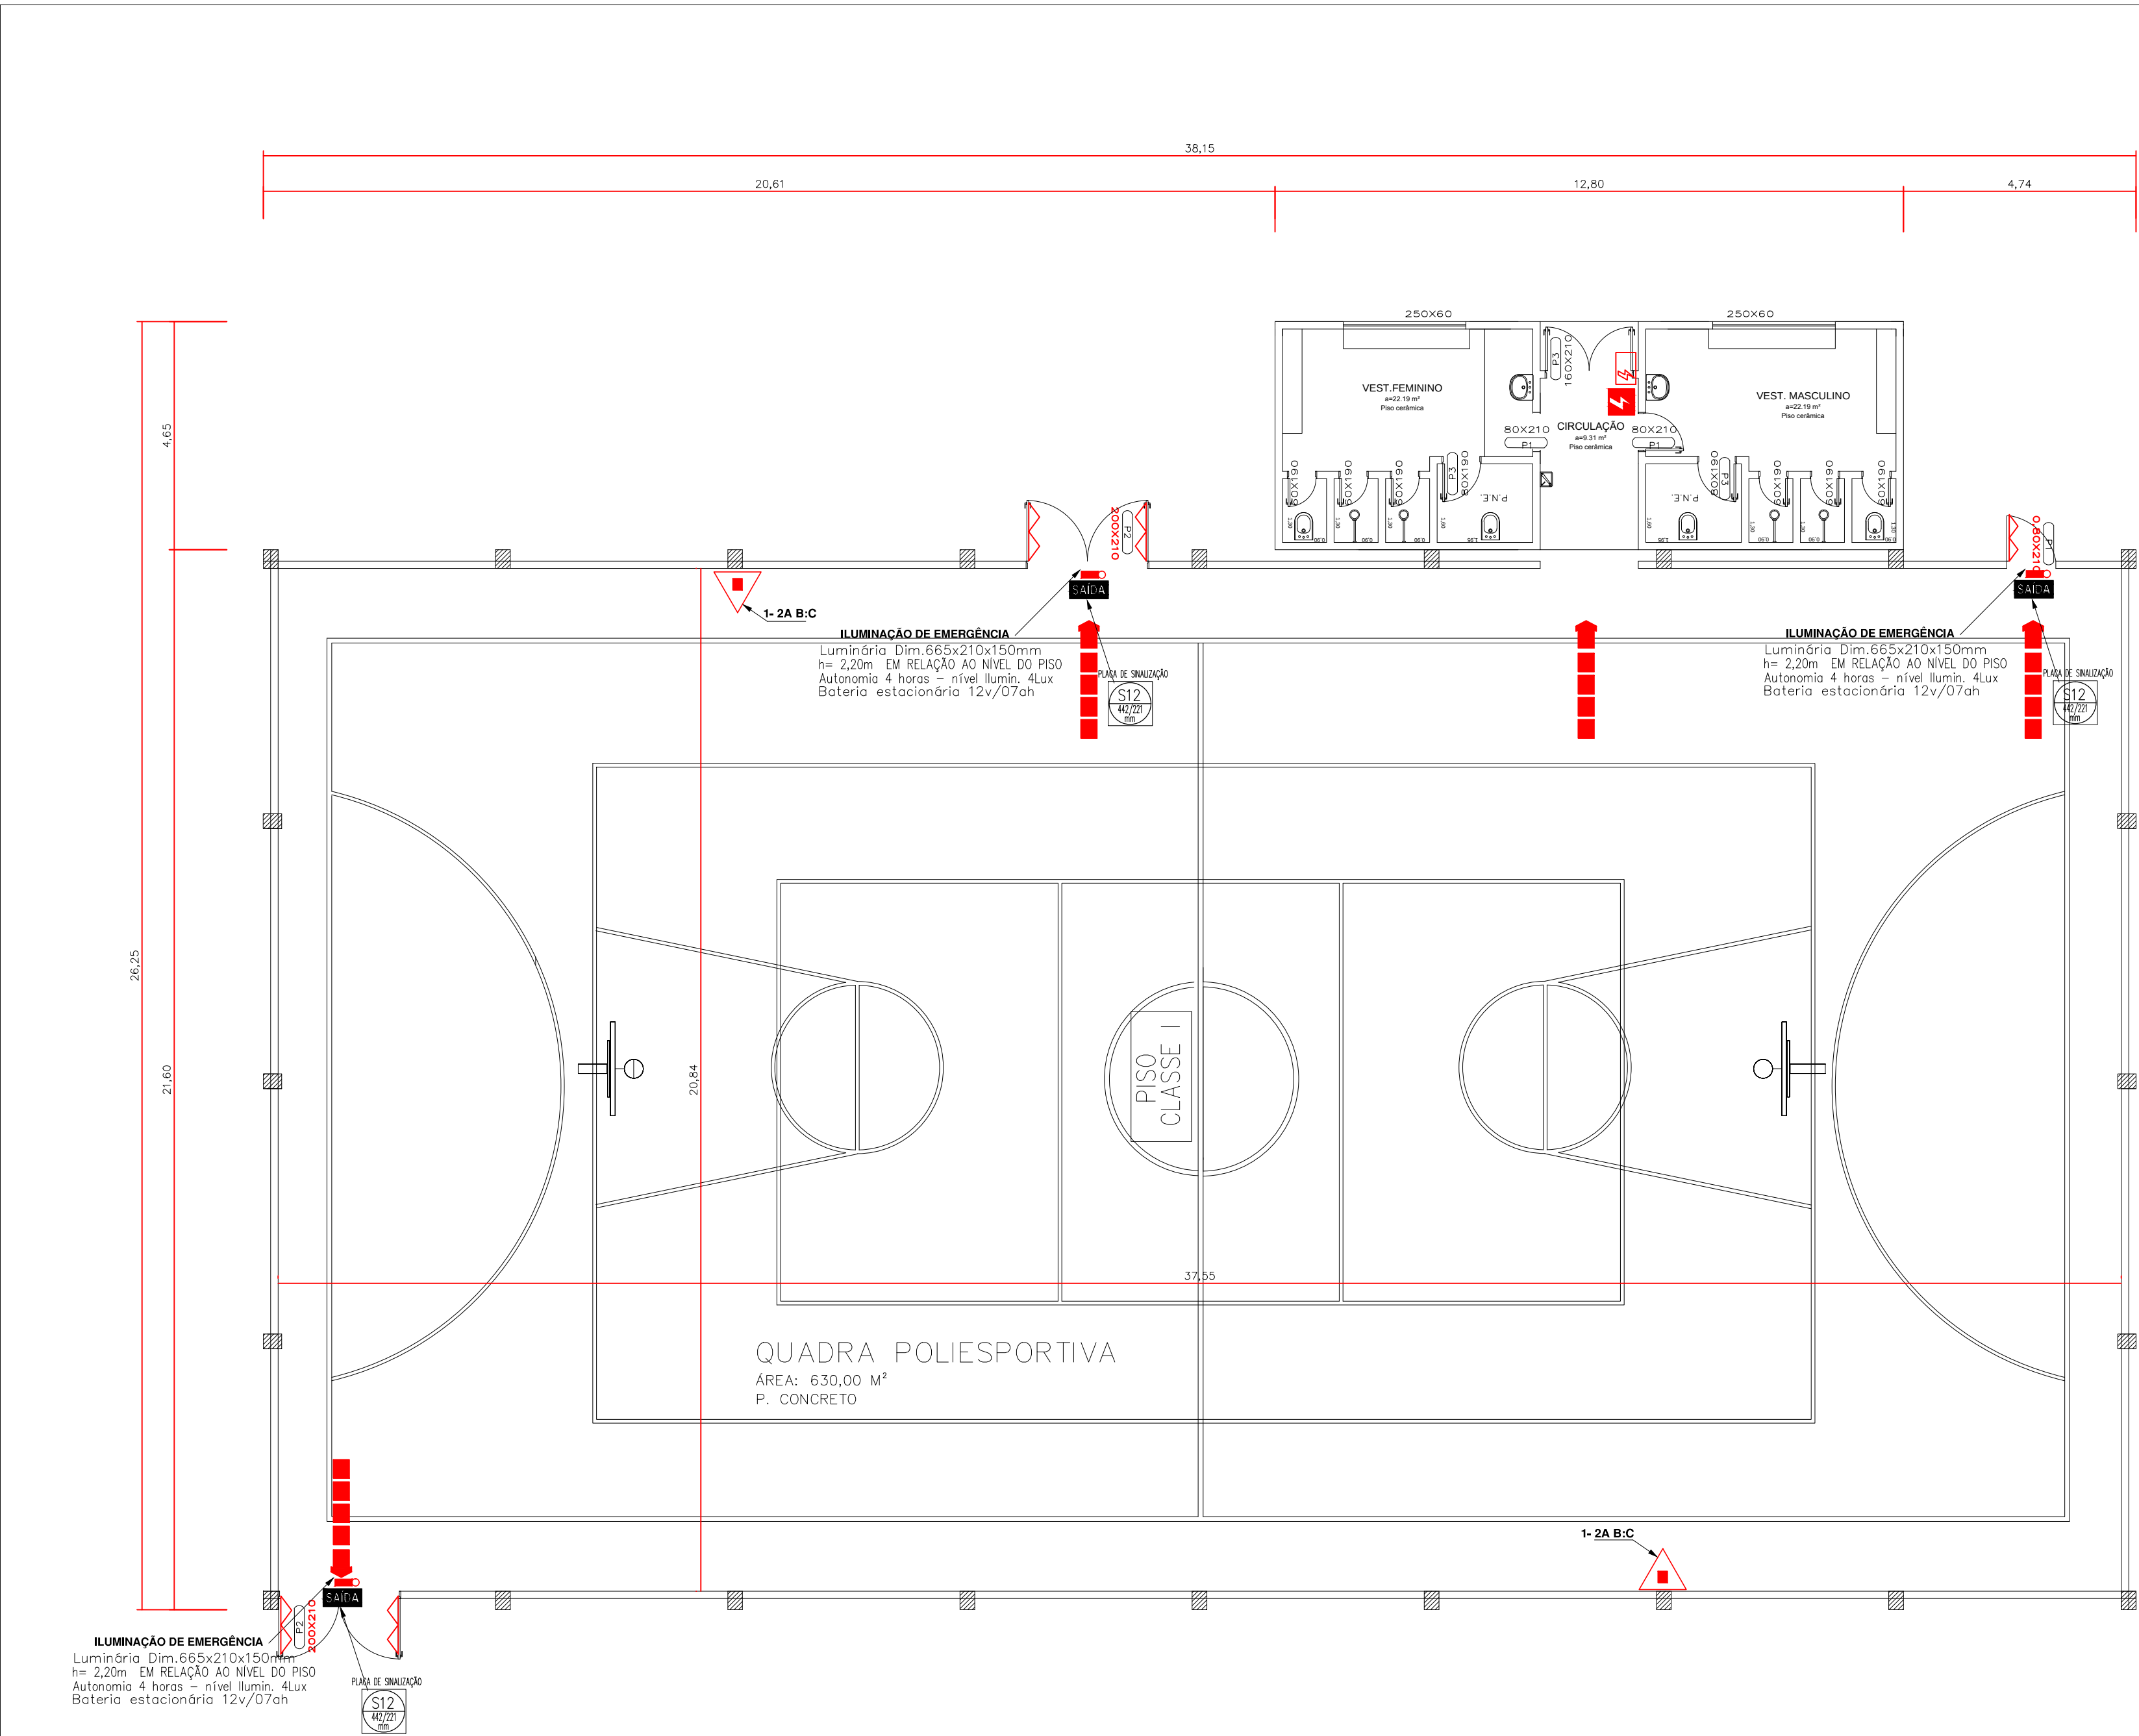

PLANTA BAIXA QUADRA POLIESPORTIVA
Escala:1/100

LEGENDA

EXTINTORES PORTÁTEIS

CARGA D'ÁGUA
CAPACIDADE - 2A

CARGA DE DIÓXIDO DE CARBONO
CAPACIDADE - 5 B:C

CARGA DE PÓ BC
CAPACIDADE - 20 B:C

CARGA DE PÓ ABC
CAPACIDADE - 2A 20 B:C

LEGENDA

RISCO ELÉTRICO

CHAVE ELÉTRICA PRINCIPAL

QUADRO DE DISTRIBUIÇÃO DE LUZ

DIREÇÃO DO FLUXO DA ROTA DE FUGA

SAÍDA FINAL DA ROTA DE FUGA

ABRIGO DE GLP

PLANO DE SEGURANÇA CONTRA INCÊNDIO E PÂNICO
IDENTIFICAÇÃO DA EDIFICAÇÃO E/OU ÁREA DE RISCO

PAVIMENTO OU SETOR	Ocupação	CJ (MJ/m2)	Nº de Pavimentos	Pé direito (m)	ÁREA (m2)
PAVIMENTO TERREO	Educacional e cultura física	< 300	01	6,50	827,63 m2
PAVIMENTO TERREO	Educacional e cultura física	< 300	01	2,80	59,52 m2
ALTURA	6,00 m < H < 12,00 m	RISCO	RL	ÁREA EXISTENTE	827,63 m2
				ÁREA TOTAL	887,15 m2

MEDIDAS DE SEGURANÇA CONTRA INCÊNDIO	A, D, E e G	B	C	F2, F3, F4, F6, F7 e F8	F1 e F5	F9 e F10	H1, H4 e H6	H2, H3 e H5	I e J	L
CONTROLE DE MATERIAIS DE ACABAMENTO	X									L1
SAÍDAS DE EMERGÊNCIA	X									
ILUMINAÇÃO DE EMERGÊNCIA	X									
SINALIZAÇÃO DE EMERGÊNCIA	X									
EXTINTORES	X									
BRIGADA DE INCÊNDIO	X									

HISTÓRICO DE ATUALIZAÇÃO/SUBSTITUIÇÃO DO PSCIP

DATA	DISCRIMINAÇÃO	Nº PSCIP

OBRA/ENDEREÇO: **QUADRA POLIESPORTIVA**
RUA GETÚLIO VARGAS, S/N QUADRA Nº02
CONJUNTO IVO MULLER - MUNICÍPIO DE ASSIS CHATEAUBRIAND - PR

ÁREA:
TOTAL - 887,15 M²

OCUPAÇÃO:
Educacional e cultura física

PARA USO DO CMR

PRANCHA:
01 / 03

CONTEÚDO:
PLANTA DE RISCO
QUADRO DE ESTATÍSTICAS

PROPRIETÁRIO:
PREFEITURA MUNICIPAL DE ASSIS CHATEAUBRIAND

ESCALA:
INDICADA

RESPONSÁVEL TÉCNICO:

DATA:
AGOSTO/2017