




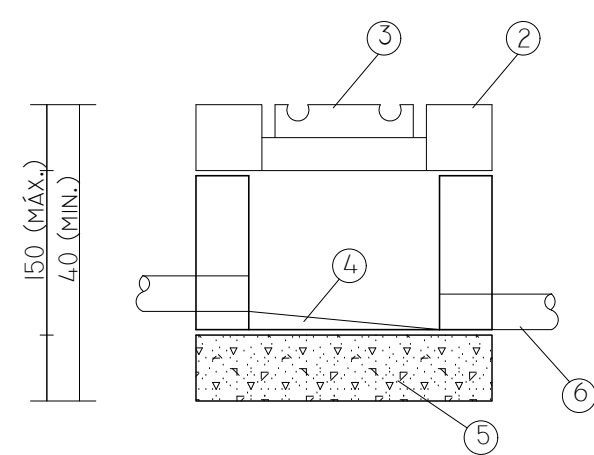


| ITEM | LEG. | DENOMINAÇÃO             |
|------|------|-------------------------|
| ①    |      | LAJE DE CONCRETO ARMADO |
| ②    |      | CONCRETO                |
| ③    |      | TAMPÃO FF OU CONCRETO   |
| ④    |      | ENCHIMENTO              |
| ⑤    |      | CONCRETO MAGRO          |
| ⑥    |      | TUBULAÇÃO               |

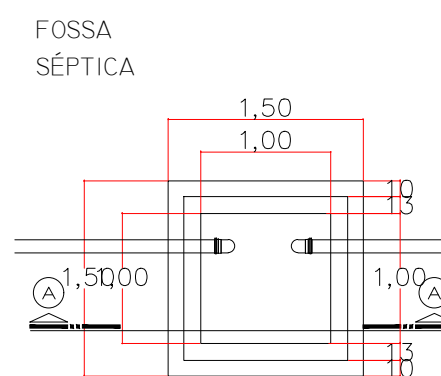


VISTA SUPERIOR  
esc: 1/40

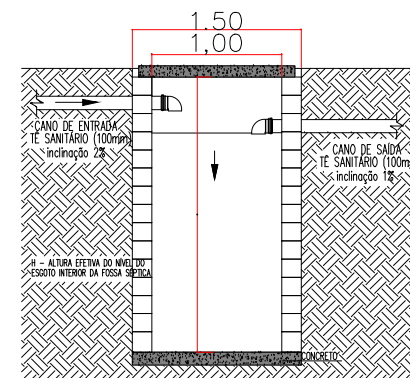

CORTE AA  
esc: 1/40

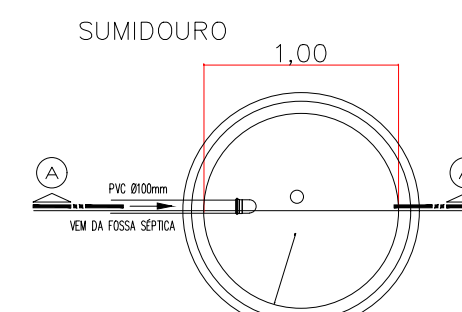

VISTA SUPERIOR  
esc: 1/40

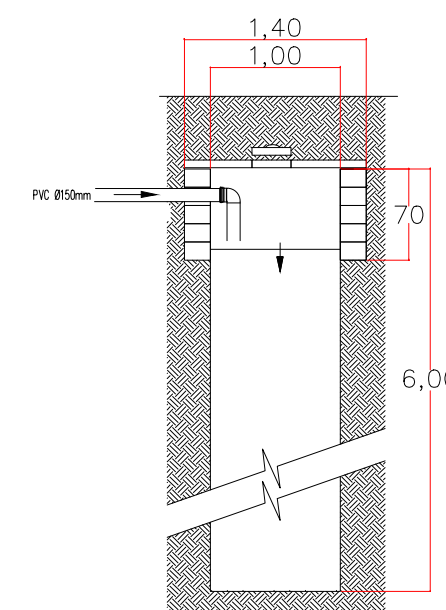


CORTE AA  
esc: 1/40

NOTA


–NOS TRECHOS HORIZONTAIS DAS TUBULAÇÕES DE ESGOTO SANITÁRIO RECOMENDAM-SE AS SEGUINTE DECLIVIDADES:

- 2% PARA TUBULAÇÕES COM DIÂMETRO NOMINAL IGUAL OU INFERIOR A 75mm,
- 1% PARA TUBULAÇÕES COM DIÂMETRO NOMINAL IGUAL OU SUPERIOR A 100mm.


–TODAS AS TUBULAÇÕES EXPOSTAS DEVERÃO SER FIXADAS COM BRAÇADEIRA.

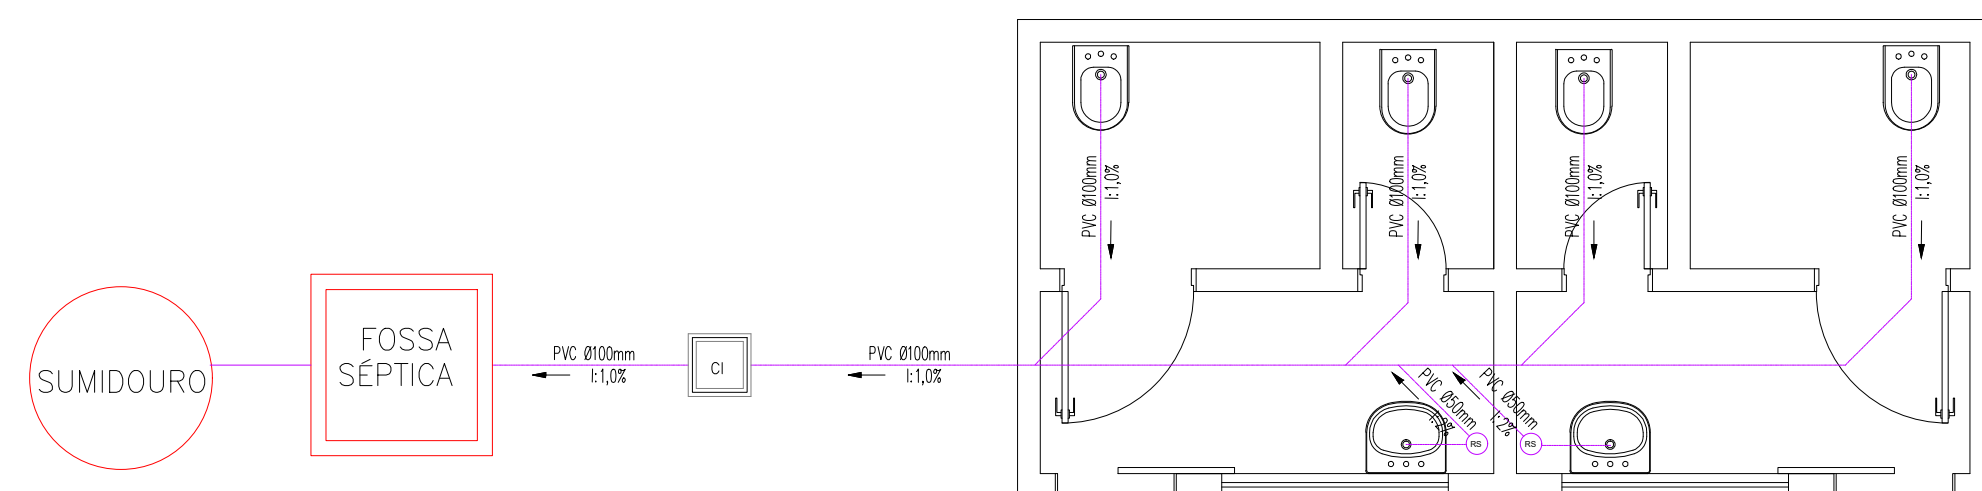

PLANTA BAIXA SANITÁRIA  
Escala 1/50

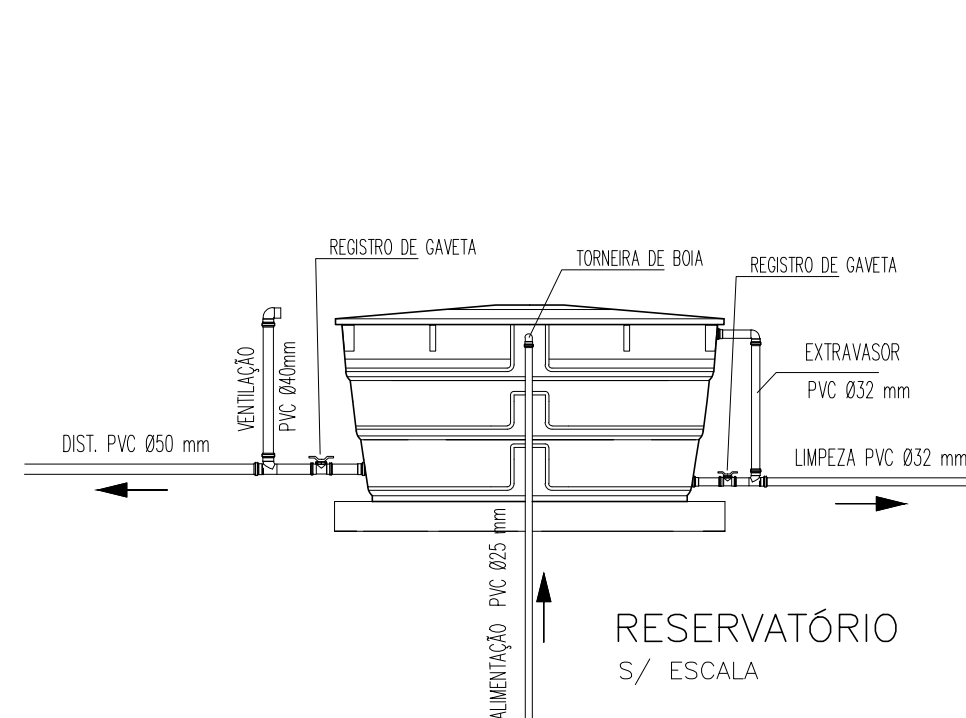

PLANTA BAIXA HIDRÁULICA  
Escala 1/50

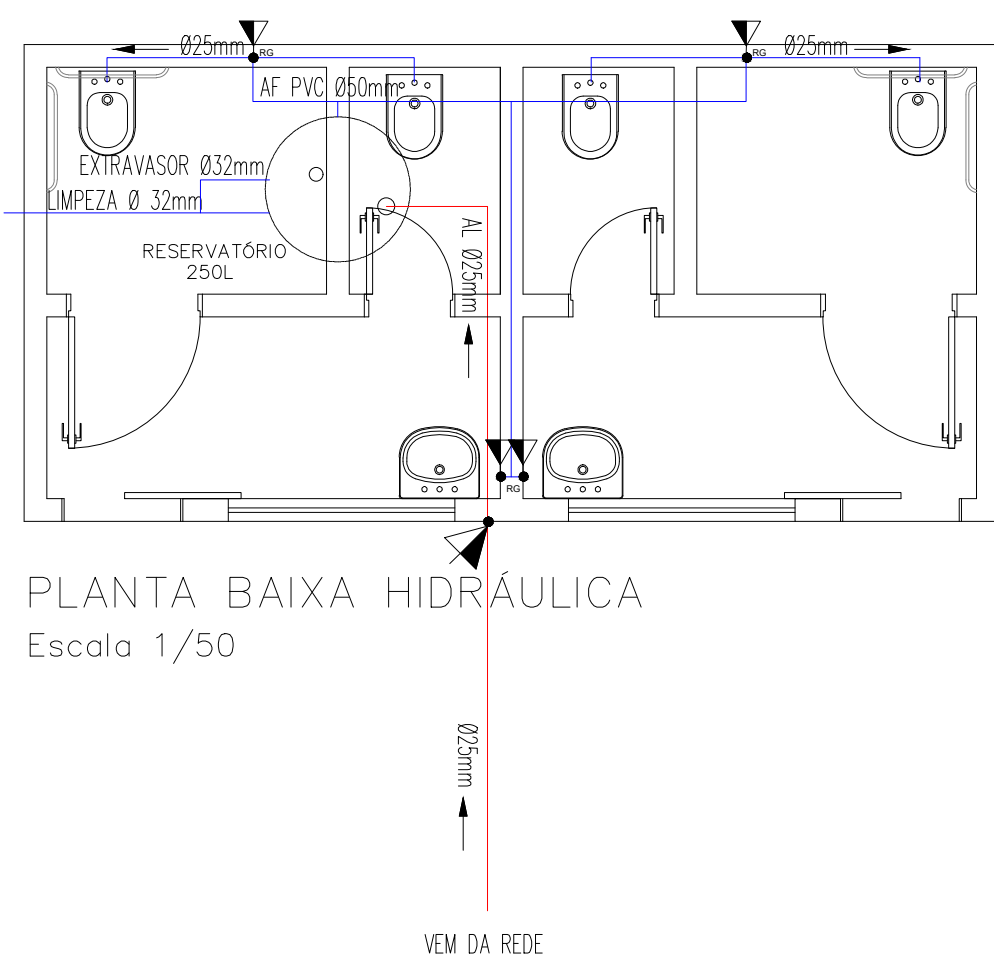

## LEGENDA

- |                                                                                       |                     |
|---------------------------------------------------------------------------------------|---------------------|
|  | TUBULAÇÃO QUE SOBE  |
|  | TUBULAÇÃO QUE DESCE |
| CI                                                                                    | CAIXA DE INSPEÇÃO   |
| CG                                                                                    | CAIXA DE GORDURA    |
| CS                                                                                    | CAIXA SIFONADA      |
| RS                                                                                    | RALO SIFONADO       |
| RG                                                                                    | REGISTRO DE GAVETA  |
| RP                                                                                    | REGISTRO DE PRESSÃO |

## ORGÃOS PÚBLICOS

SAÚDE

PREFEITURA

ESTATÍSTICA

ÁREA TOTAL: ..... 20,32m<sup>2</sup>

# PROJETO HIDROSSANITÁRIO

OBRA:

BANHEIROS DA QUADRA DE ESPORTES DA ASSEMA

LOCAL

RUA DO BOSQUE , S/N, LOTE 52-A/3-B-1, GLEBA 5-C  
COLÔNIA PERUIBE - MUNICIPIO DE ASSIS CHATEAUBRIAND - PR

|              |  |
|--------------|--|
| Proprietário |  |
|--------------|--|

|  |         |
|--|---------|
|  | Projeto |
|--|---------|

|  |          |
|--|----------|
|  | Execução |
|--|----------|

|       |         |
|-------|---------|
| Data: | 01/2022 |
|-------|---------|

Desenho:  
ENG. ANNE C. B.

Escala:

INDICADA

|          |     |
|----------|-----|
| Prancha: | 1/1 |
|----------|-----|