




PLANTA AMPLIAÇÃO
Escala 1/50

DIAGRAMA UNIFILAR

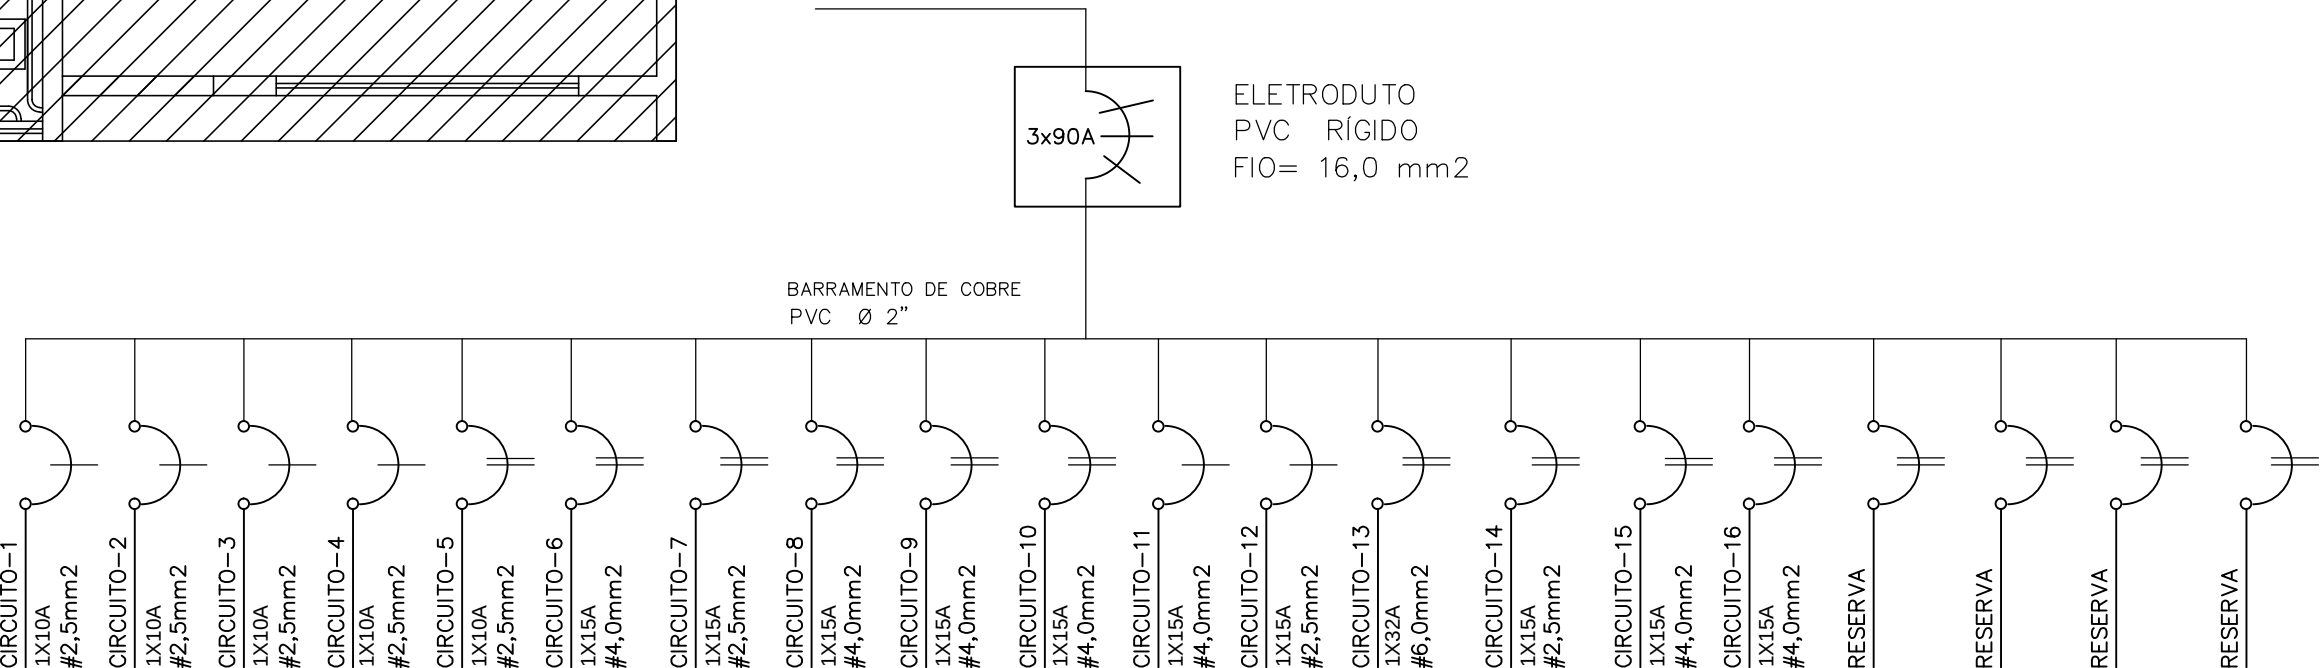

QUADRO DE CARGAS DO QUADRO DE DISTRIBUIÇÃO 1						
Nº CIRCUITO	LAMPADAS 40W	TOMADAS			CARGA TOTAL W	DEJUNTOR
		100W	2500W	5400W		
1	6				240W	10A
2	8				320W	10A
3	9				360W	10A
4	6				240W	10A
5		8			800W	10A
6			1		2500W	15A
7		20			2000W	15A
8			1		2500W	15A
9			1		2500W	15A
10			1		2500W	15A
11			1		2500W	15A
12		14			1400W	15A
13				1	5400W	32A
14		16			1600W	15A
15			1		2500W	15A
16			1		2500W	15A
TRI-90A						

NOTA

-TODOS OS ELETRODUTOS SÃO DO TIPO CORRUGADO
COM EXCEÇÃO DA ALIMENTAÇÃO DO QUADRO DE DISTRIBUIÇÃO
-AS EMENDAS DE FIOS SOMENTE DEVERÃO SER FEITAS EM
CAIXAS DE PASSAGEM NÃO SENDO PERMITIDO QUE ESTAS
EMENDAS SE ENCONTREM NO MEIO DO ELETRODUTO.
-OS ELETRODUTOS QUE ALQUAM OS CABOS DE ALIMENTAÇÃO
DO QUADRO DE DISTRIBUIÇÃO, DEVERÃO SER DE PVC RÍGIDO

SIMBOLOGIA

- TOMADA BAIXA 2P+T 110V POTÊNCIA 100W MONOFÁSICA A 30CM DO PISO
- TOMADA MÉDIA 2P+T 110V POTÊNCIA 100W MONOFÁSICA A 110CM DO PISO
- TOMADA MÉDIA 2P+T BIFÁSICA A 110CM DO PISO
- TOMADA ALTA 2P+T BIFÁSICA A 230CM DO PISO
- TOMADA 2P+T 110V (TUE) DE USO ESPECÍFICO A 110 CM DO PISO
- CAIXA DE SAÍDA BAIXA MONOFÁSICA OU BIFÁSICA COM TERRA
- CAIXA DE SAÍDA MÉDIA BIFÁSICA COM TERRA
- CAIXA DE SAÍDA ALTA BIFÁSICA COM TERRA
- QUADRO DE DISTRIBUIÇÃO
- INTERFONE
- CAMPANHIA
- CIRCUITO DE TV
- ARANDELA NA PAREDE EQUIPADA COM 01 LAMPADA LED DE 40W
- LUMINARIA NO TETO EQUIPADA COM 01 LAMPADA LED DE 40W
- LUMINARIA NO TETO EQUIPADA COM 02 LAMPADA FLUORESCENTE DE 40W
- INTERRUPTOR SIMPLES COM ESPELHO 2X4
- INTERRUPTOR PARALELO COM ESPELHO 2X4
- FIACÃO - FASE, NEUTRO, RETORNO E TERRA, RESPECTIVAMENTE
- ELETRODUTO DE PVC CORRUGADO QUE PASSA PELO TETO
- ELETRODUTO DE PVC CORRUGADO QUE PASSA PELA PAREDE
- ELETRODUTO DE PVC CORRUGADO QUE PASSA PELO TETO PARA CIRCUITOS ESPECIAIS
- ELETRODUTO DE PVC RÍGIDO QUE PASSA PELO PISO

ÓRGÃOS PÚBLICOS

SAÚDE

PREFEITURA

ESTATÍSTICA

ÁREA EXISTENTE:124,10m2
ÁREA DE AMPLIAÇÃO:282,23
ÁREA TOTAL:406,33m2

PROJETO ELÉTRICO

PLANTA BAIXA - DIAGRAMA UNIFILAR - QUADRO DE CARGAS - LEGENDA

OBRA:

AMPLIAÇÃO POSTO DE SAÚDE ENG. AZAURY

LOCAL

RUA PRINCESA IZABEL, N°108, QUADRA "B/1"
ENGENHEIRO AZAURY - MUNICIPIO DE ASSIS CHATEAUBRIAND - PR

Proprietário

Projeto

Execução

SECRETARIA MUNICIPAL DE
SAÚDE
ASSIS CHATEAUBRIAND

Data:
02/2017

Desenho:
ENG. MAYKE W.

Escala:
INDICADA

Prancha:
1/2