


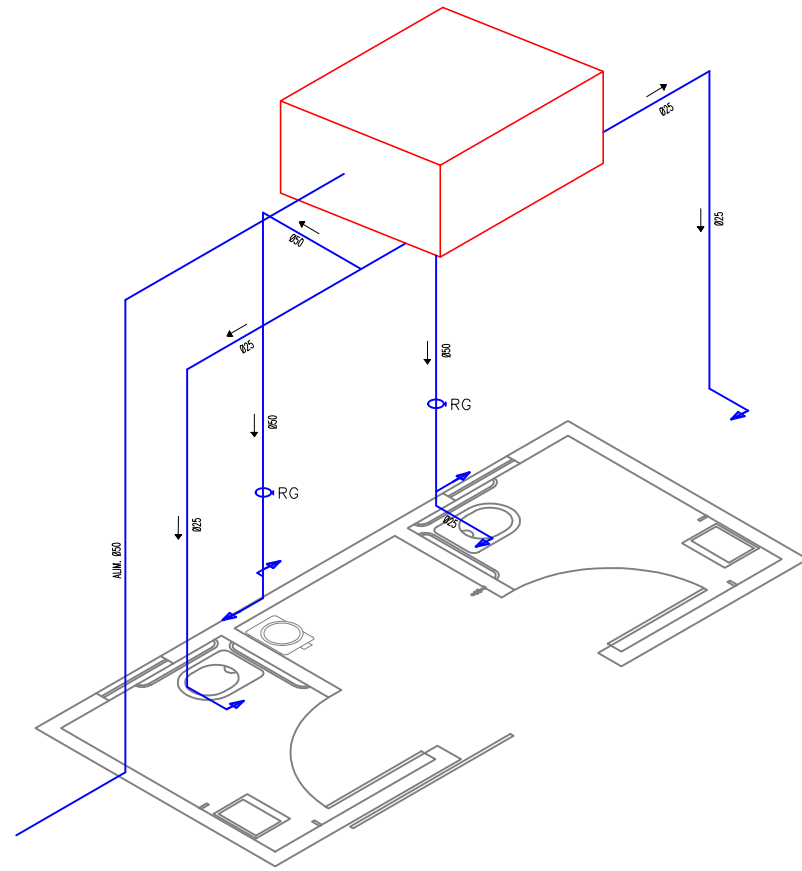


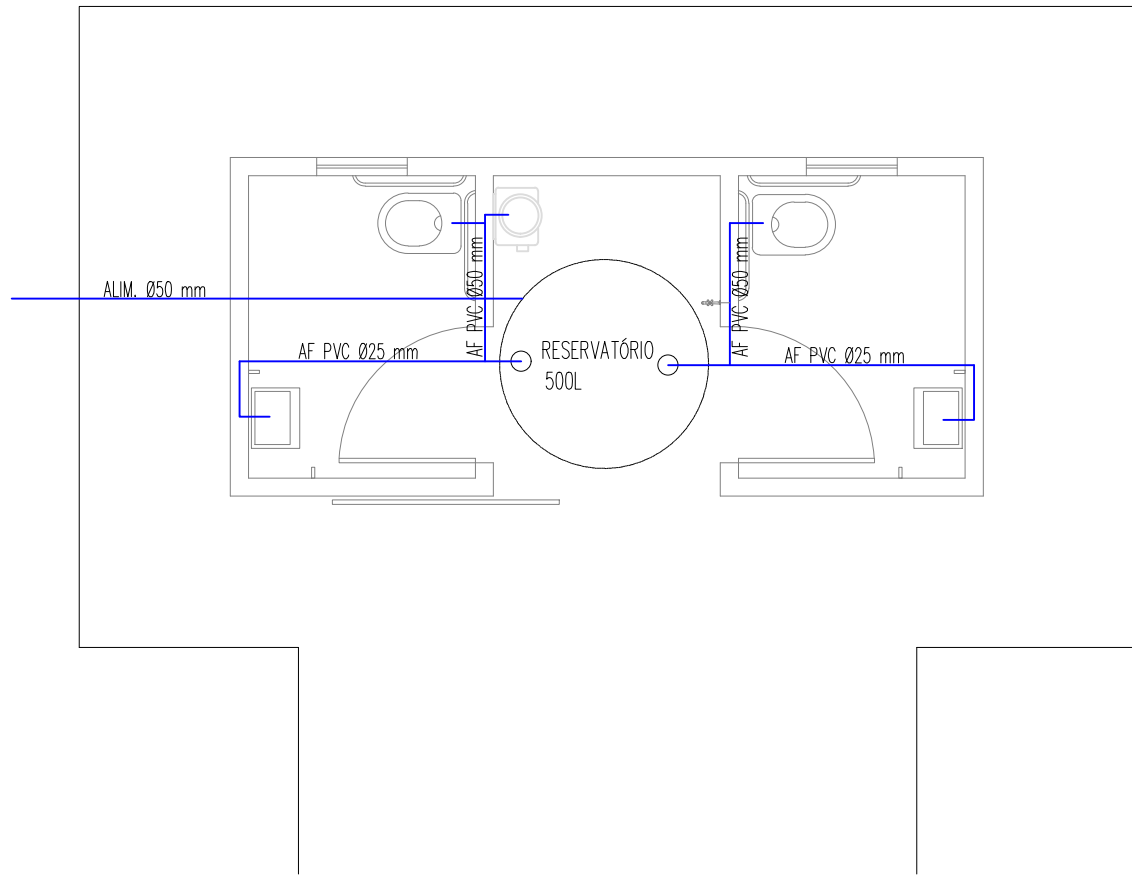

DET. ISOMÉTRICO
ÁGUA FRIA
ESCALA 1:50

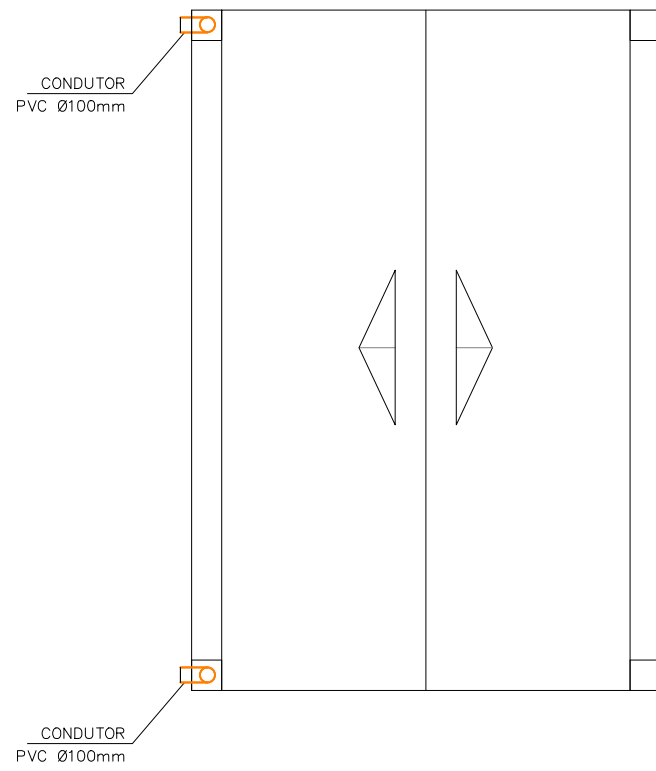

PLANTA BAIXA – ÁGUA FRIA
ESC.1/50

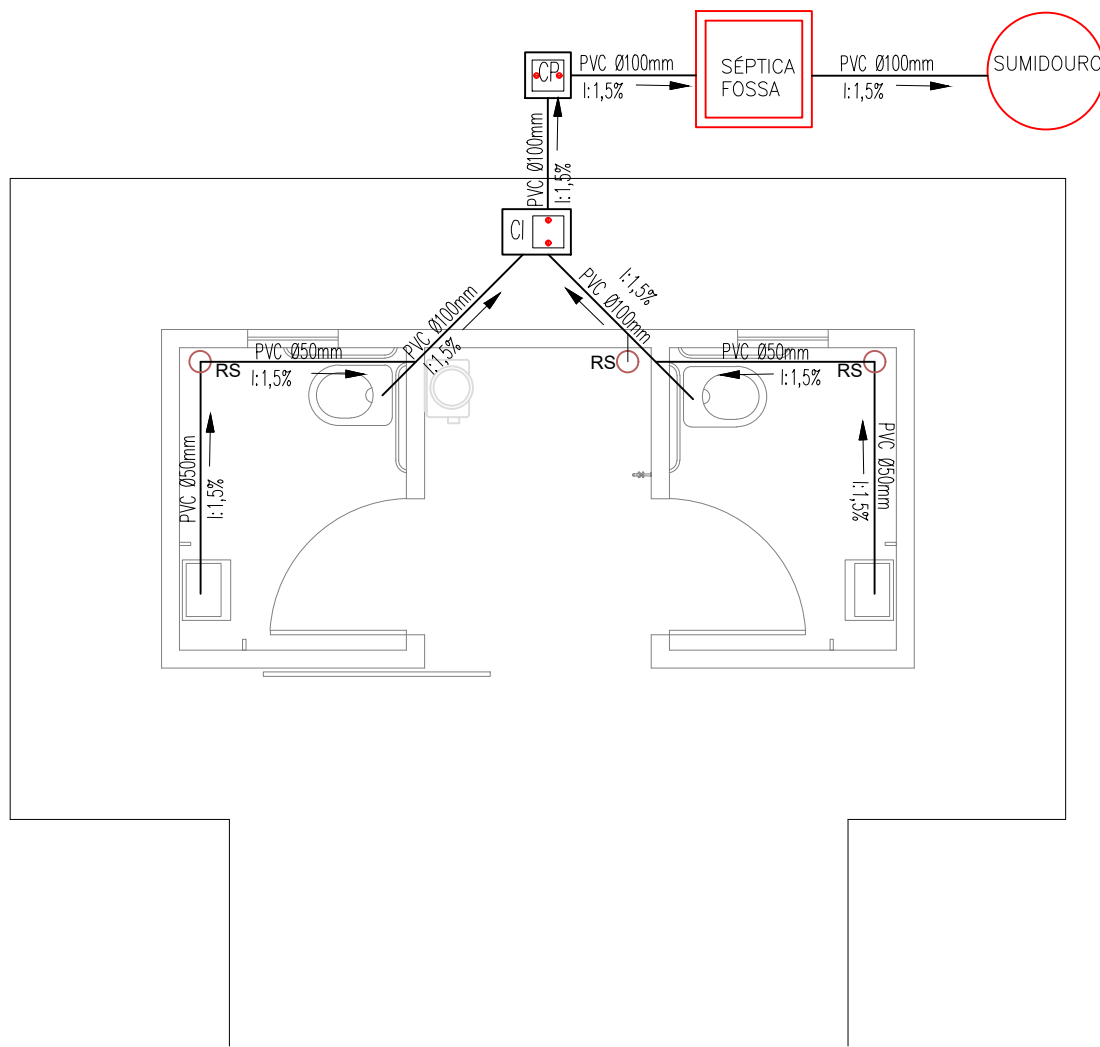

PLANTA BAIXA – ESGOTO SANITÁRIO
ESC.1/50

ORÇÃOS PÚBLICOS		
PREFEITURA MUNICIPAL DE ASSIS CHATEAUBRIAND		
BANHEIROS - FEIRA DO PRODUTOR		
OBRA	DISCRIMINAÇÃO	
FEIRA DO PRODUTOR ASSIS CHATEAUBRIAND - PR	ÁGUA FRIA ESGOTO SANITÁRIO	
PROJETO HIDROSSANITÁRIO		FOLHA 01/01
ESTATÍSTICAS	LOCAL PRAÇA FARROUPILHA ASSIS CHATEAUBRIAND - PR	
	DATA ABRIL/2021	DESENHO ANDRESSA MICHELIN
RESP. TÉCNICO	PROPRIETÁRIO	
	MUNICÍPIO DE ASSIS CHATEAUBRIAND CNPJ - 76.208.479/0001-18	