



PROJEÇÃO DA COBERTURA

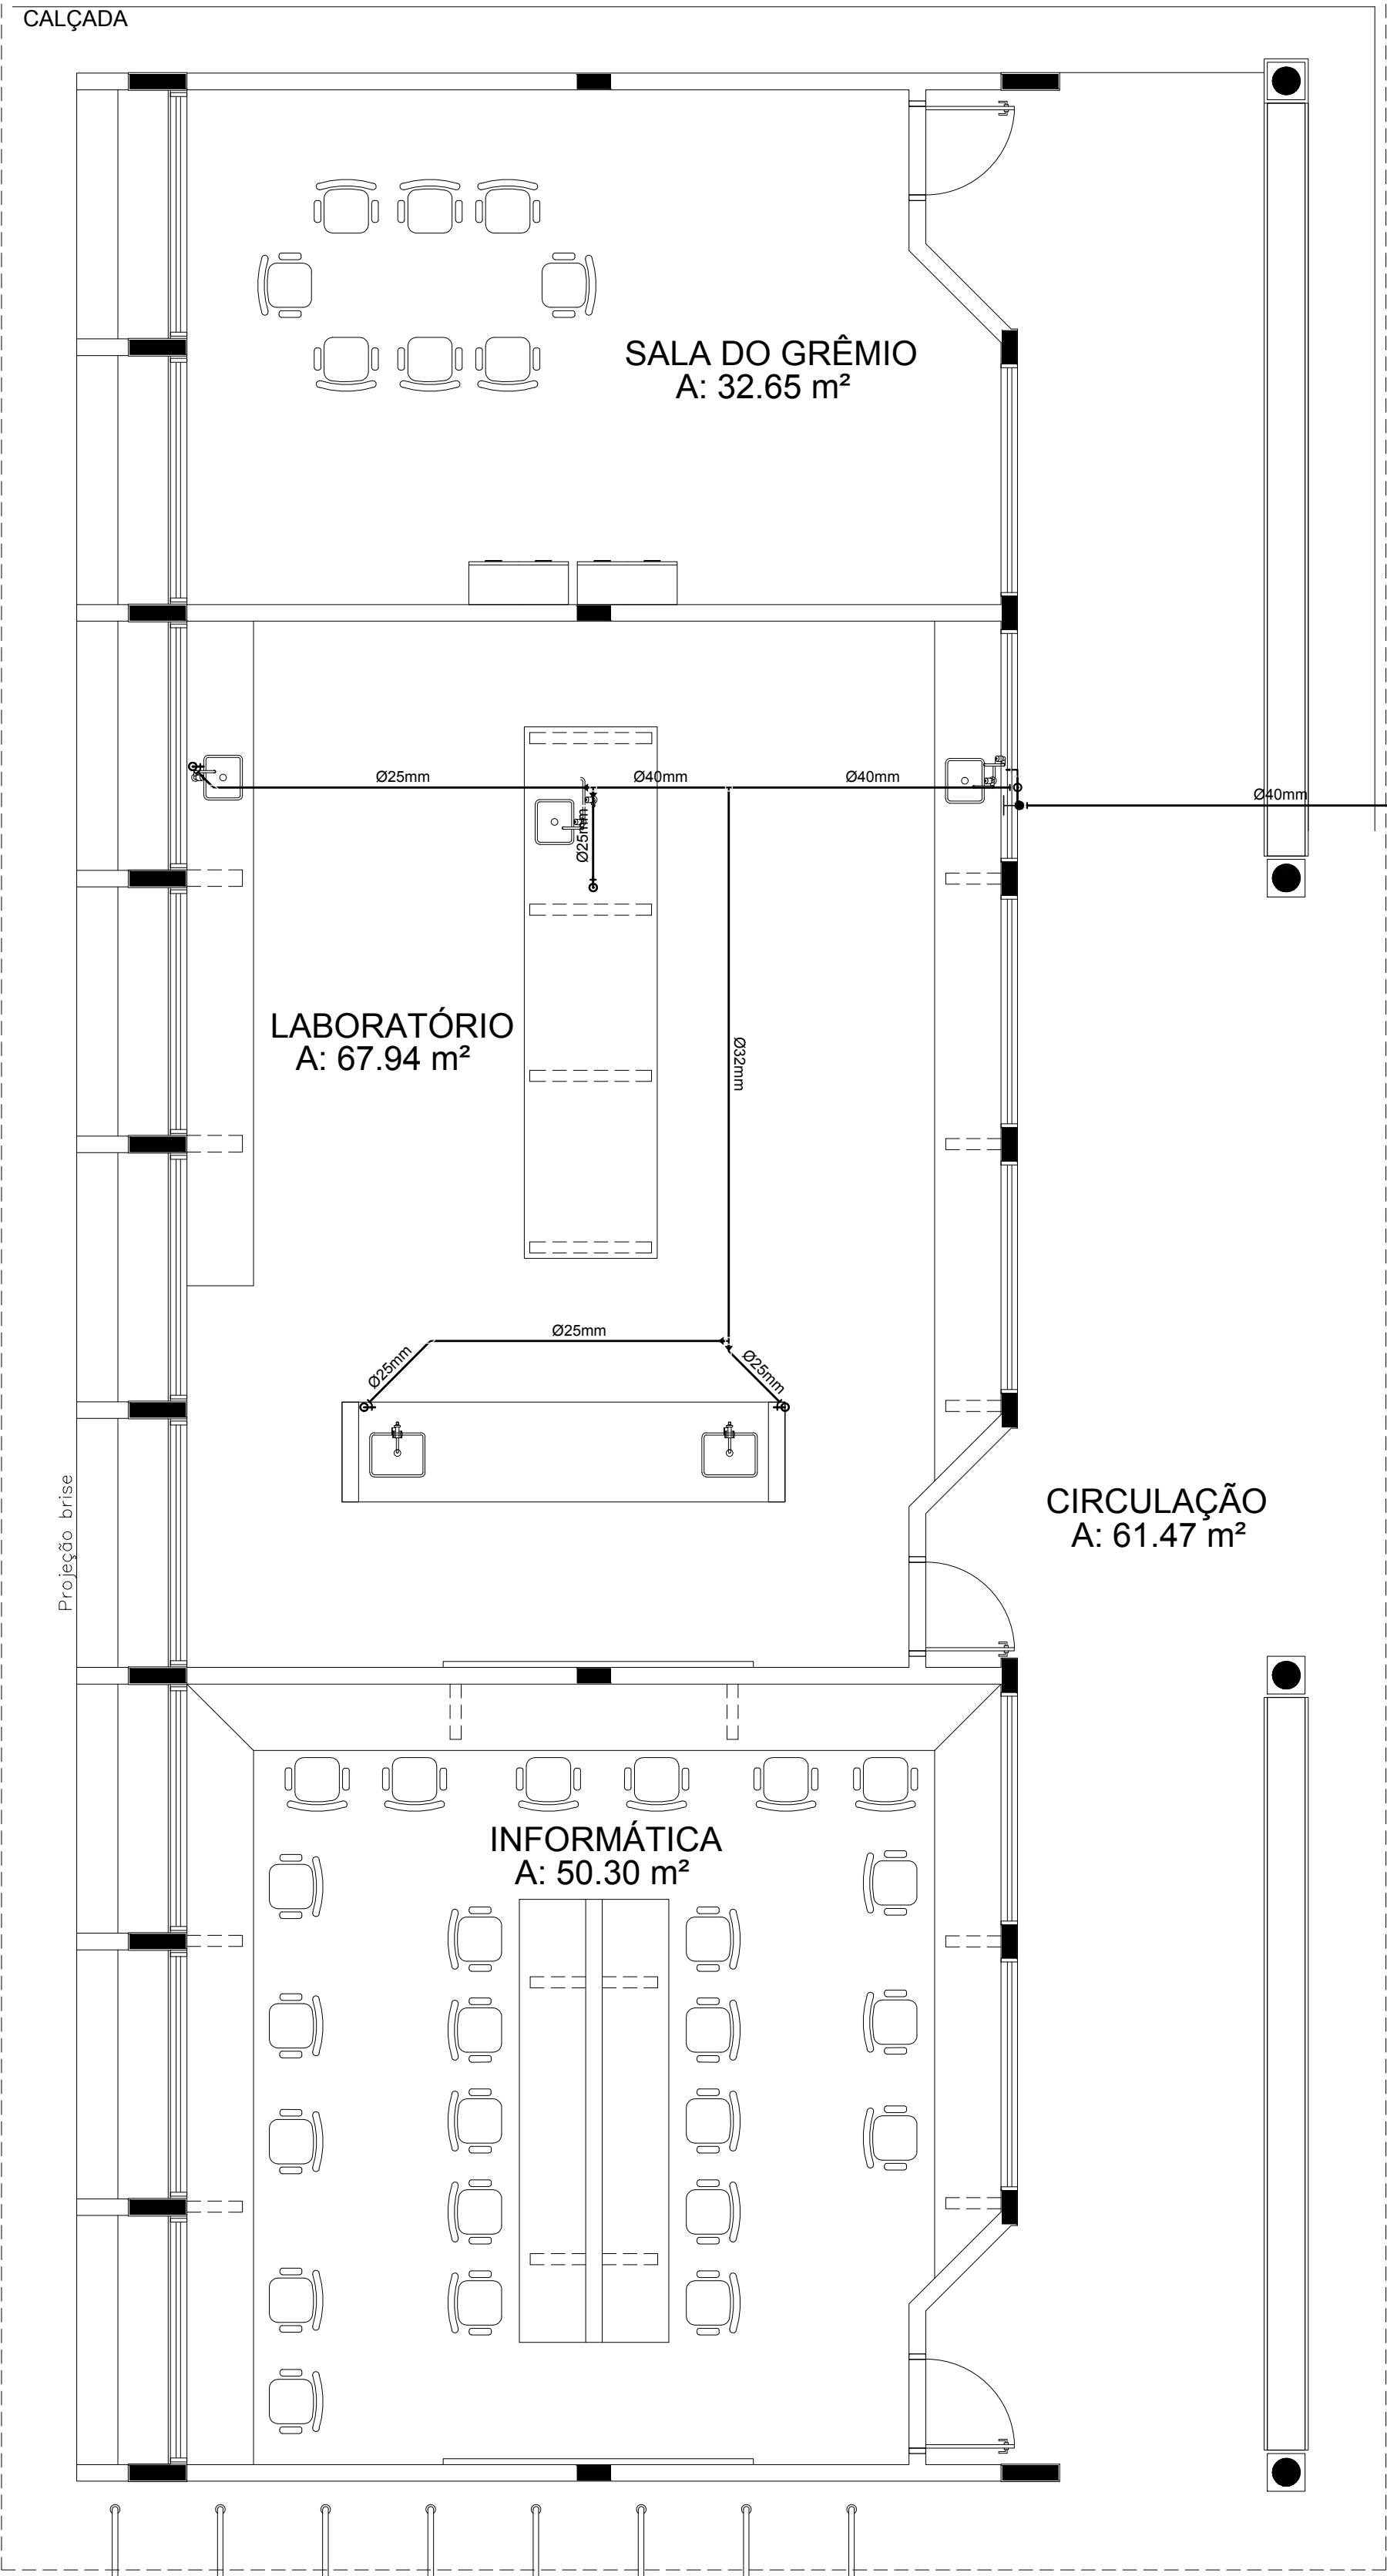

1 PLANTA BAIXA - BLOCO C - ÁGUA FRIA
ESCALA: 1/50

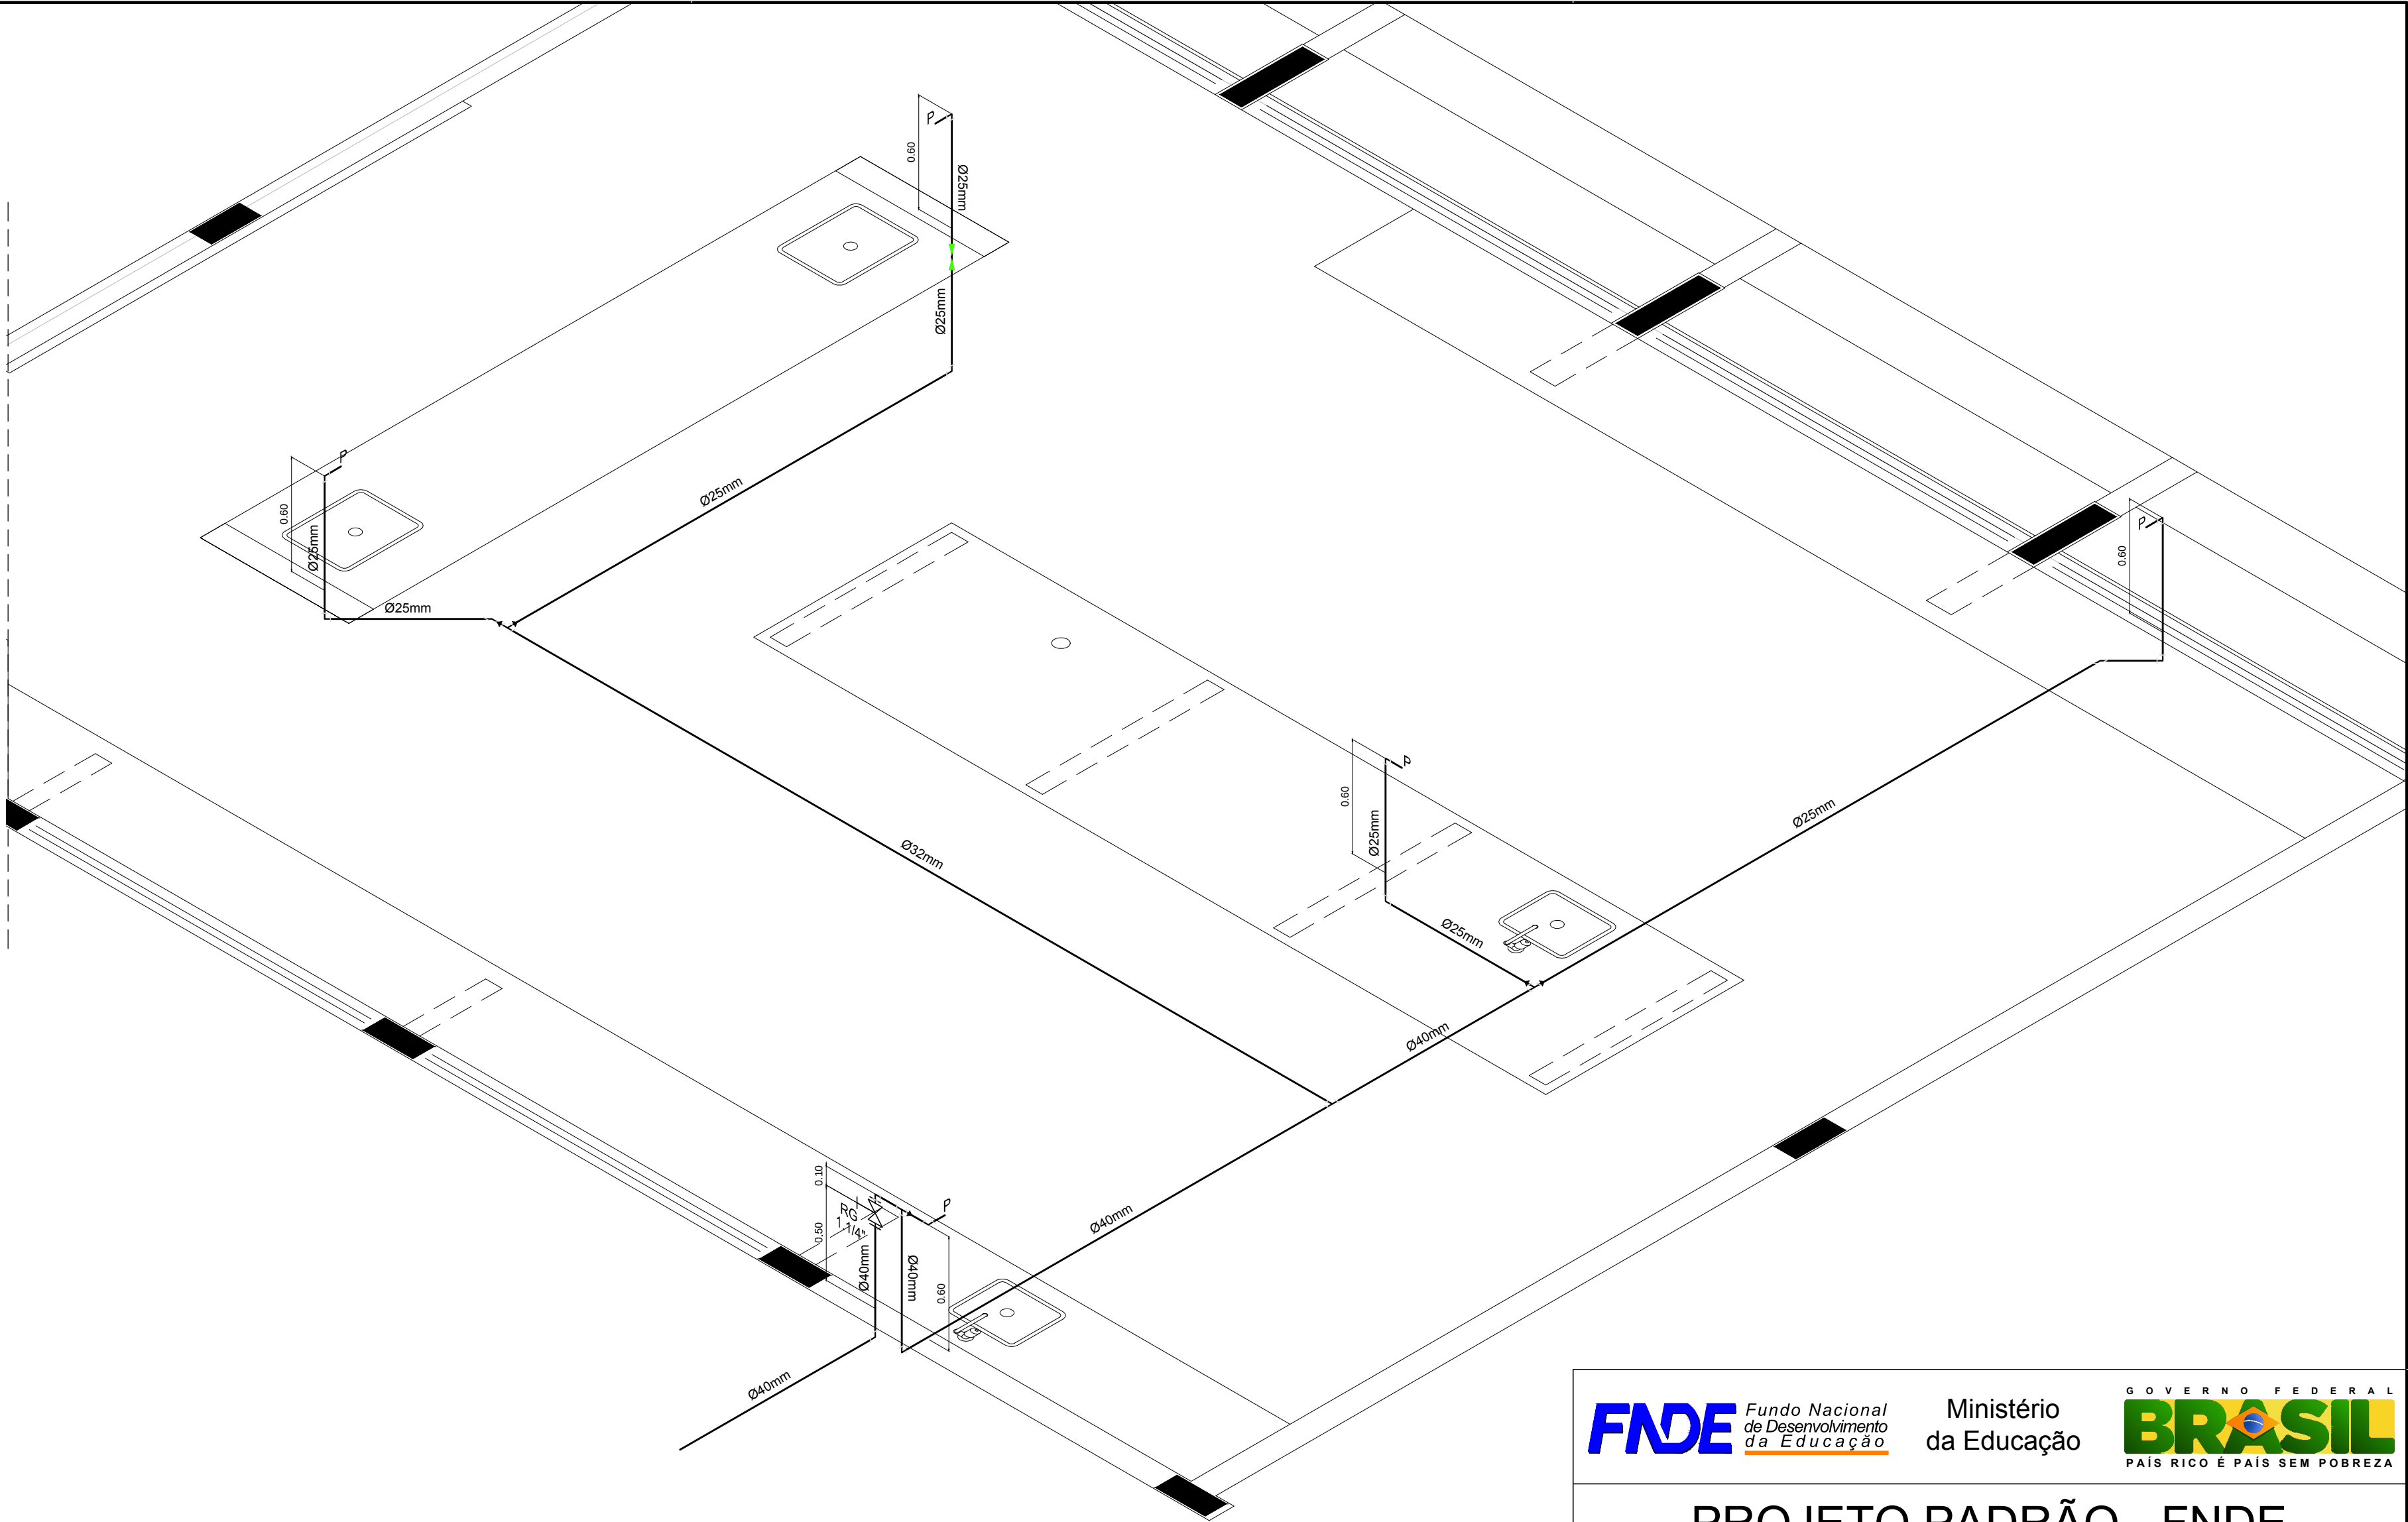

2 PERSPECTIVA ISOMÉTRICA - ÁGUA FRIA
ESCALA: 1/25

LEGENDA - ÁGUA FRIA

- AF COLUNA DE ÁGUA FRIA
- TUBULAÇÃO DE ÁGUA FRIA PVC SOLDÁVEL
- REGISTRO DE GAVETA
- REGISTRO DE PRESSÃO
- VS VASO SANITÁRIO
- LV LAVATÓRIO
- Bb BEBEDOURO
- Tq TANQUE
- TJ TORNEIRA DE JARDIM
- P PIA
- Ch CHUVEIRO
- TL TORNEIRA DE LIMPEZA
- Mc MICTÓRIO
- Dch DUCHA HIGIÊNICA
- MLR MÁQUINA DE LAVAR ROUPA
- MLB MÁQUINA DE LAVAR BANDEJA

FNDE Fundo Nacional de Desenvolvimento da Educação		Ministério da Educação		BRASIL GOVERNO FEDERAL PAÍS RICO E PAÍS SEM POBREZA	
PROJETO PADRÃO - FNDE					
MUNICÍPIO - UF:					
PROPRIETÁRIO:					
ENDEREÇO:					
PROPRIETÁRIO					
RESP. TÉCNICO CREA					
Eng. Civil Roger Pacheco Plággio Couto - CREA-GO 2001/D					
Eng. Civil Pedro Augusto de Alencar Neto - CREA-GO 2959/D					
Eng. Civil Natan Aron Brenbaum - CREA: 46081-D/RJ - REVISOR					
AUTOR DO PROJETO					
DLFO		CREA			
		RA			
OBSERVAÇÕES:					
ESCOLA 12 SALAS DE AULA					
PROJETO HIDROSSANITÁRIO					
COORDENAÇÃO CGEST - Coordenação Geral de Infraestrutura Educacional		BLOCO C: PEDAGÓGICO REDE DE ÁGUA FRIA - LABORATÓRIOS PLANTA BAIXA E PERSPECTIVA ISOMÉTRICA		HAG	
REVISÃO		ESCALA		PRANCHA	
R.03		INDICADA		02/14	
FORMATO A3 (841x594)		DATA EMISSÃO MAIO/2014			