




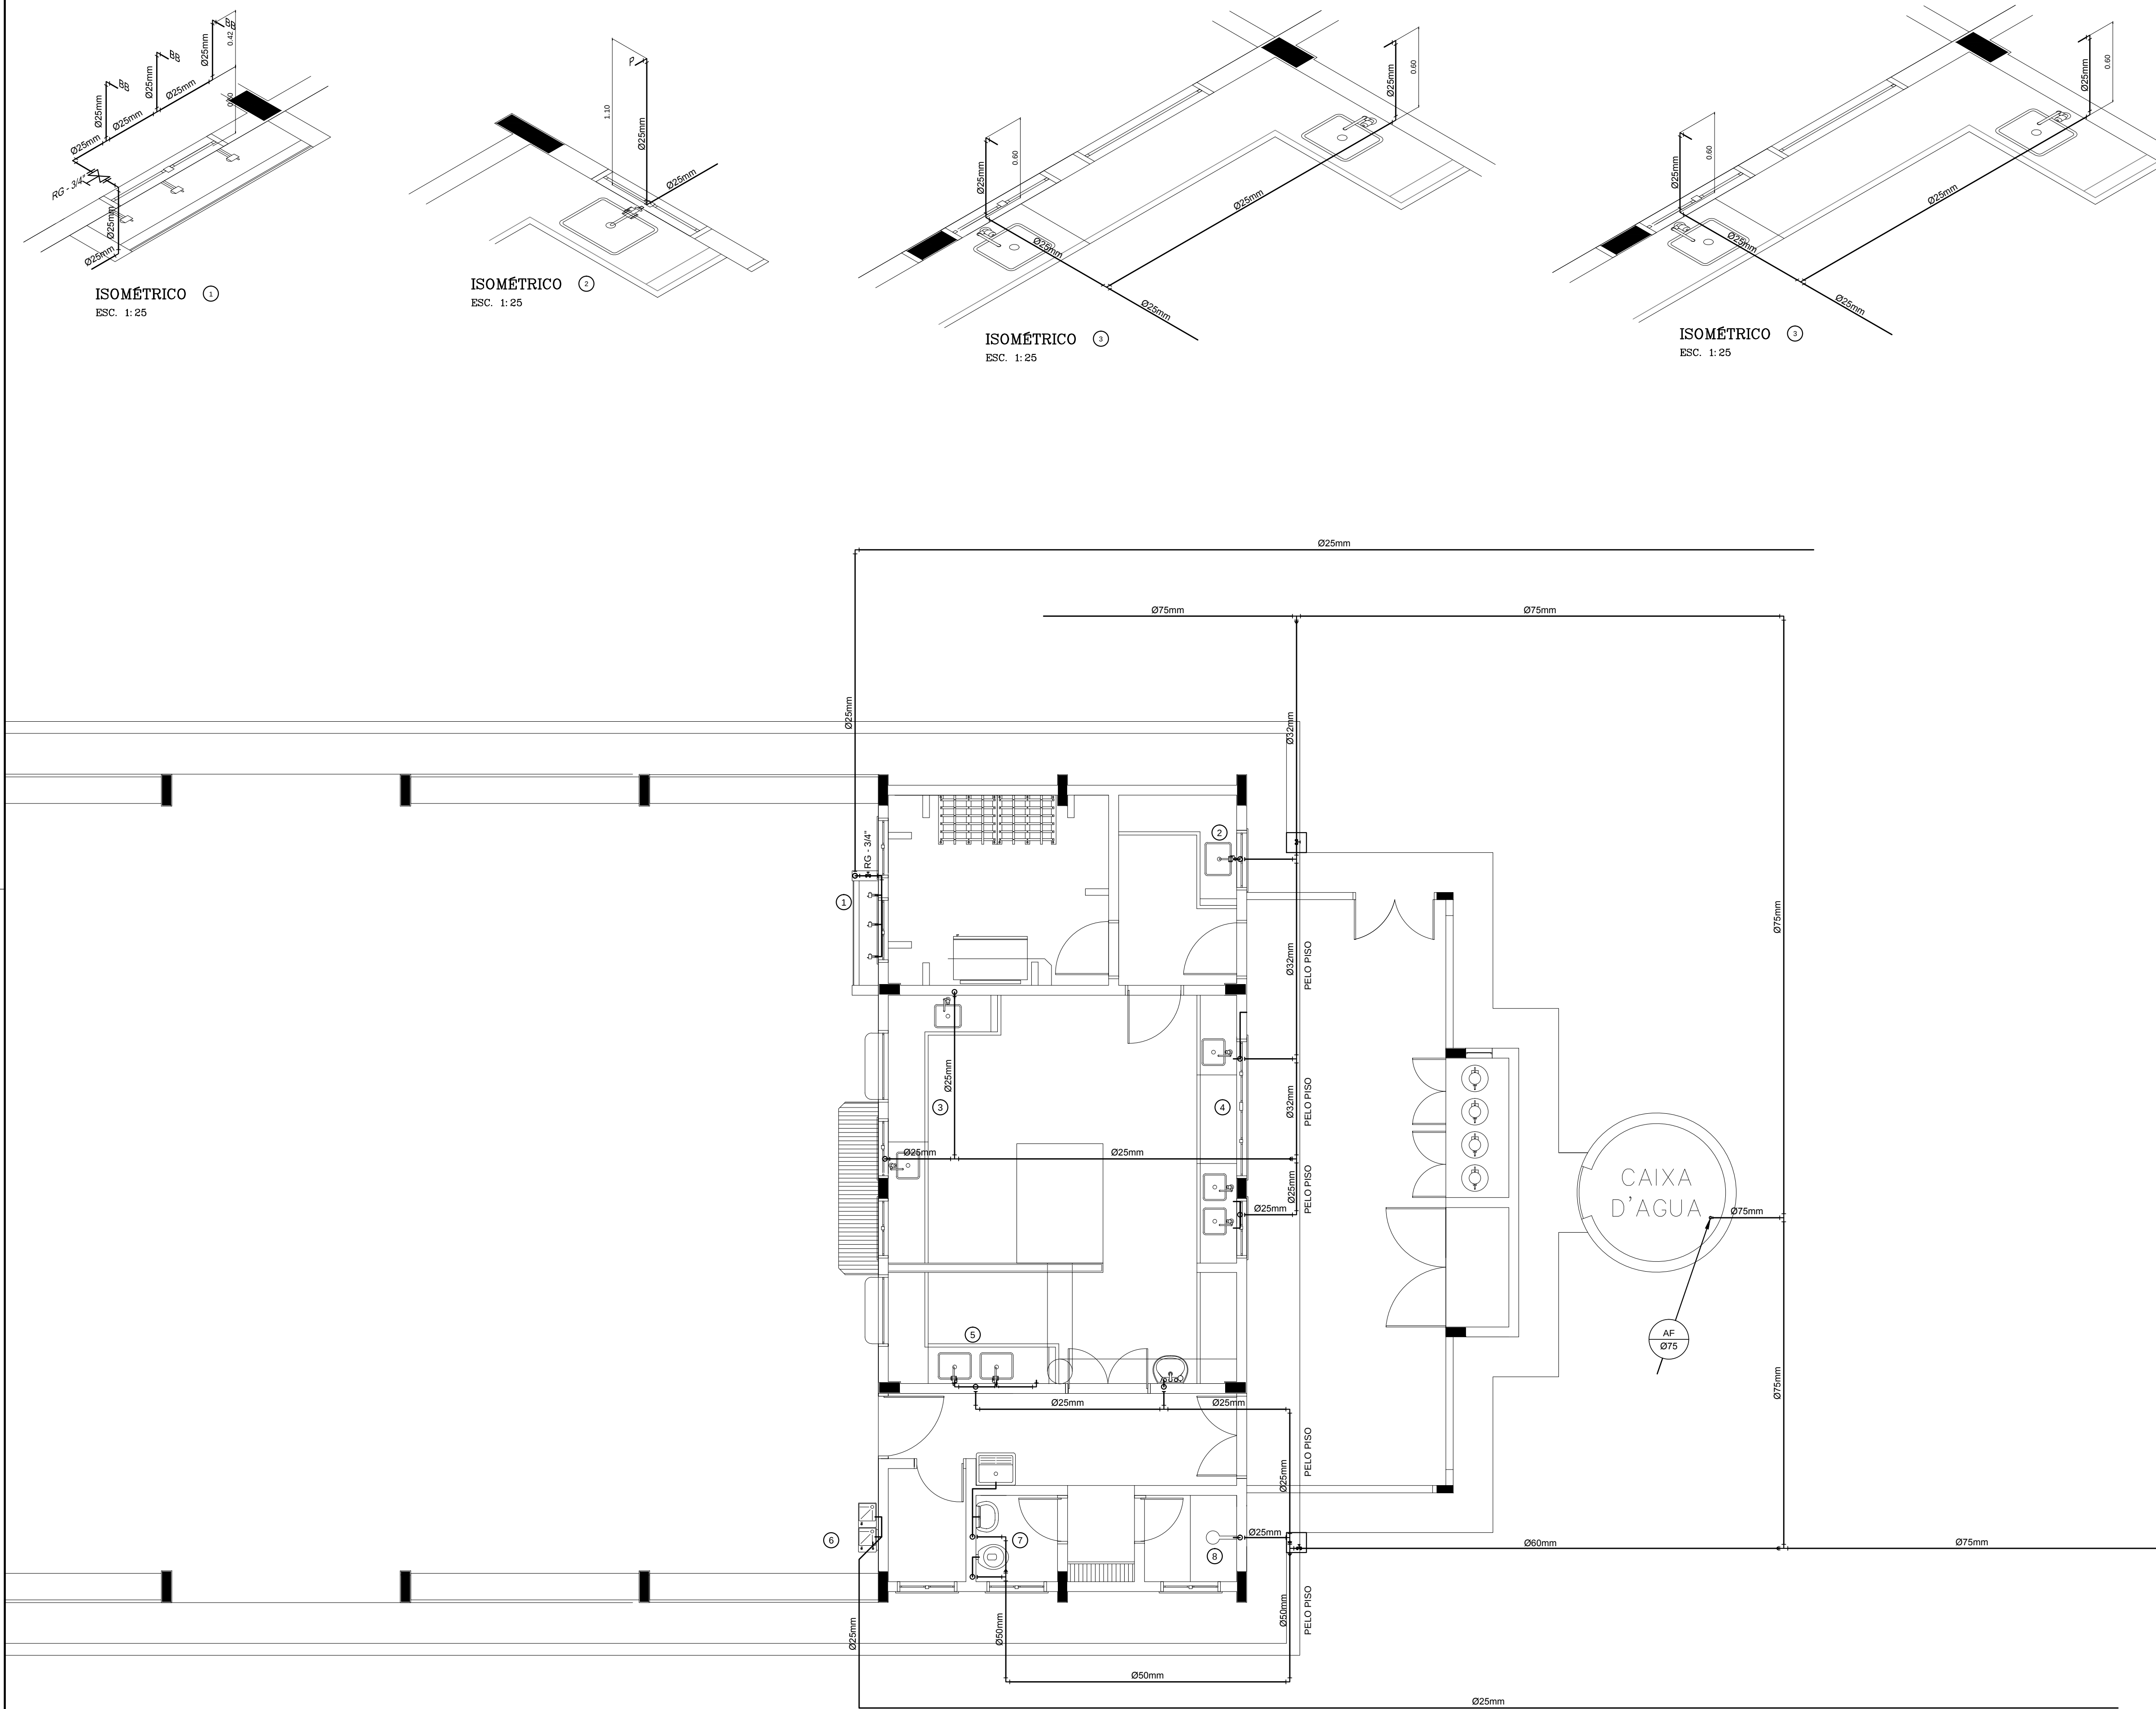


1 PLANTA BAIXA - BLOCO D - REDE DE ÁGUA FRIA
ESCALA: 1/50

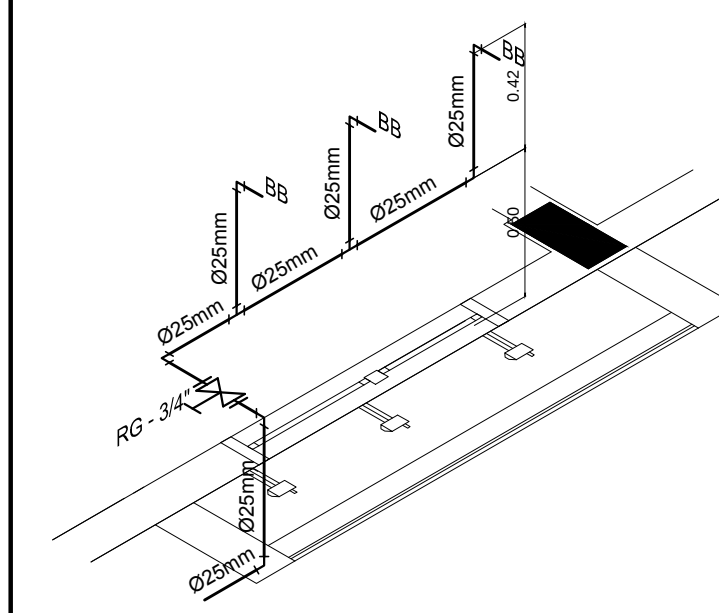


ISOMÉTRICO 1
ESC. 1:25

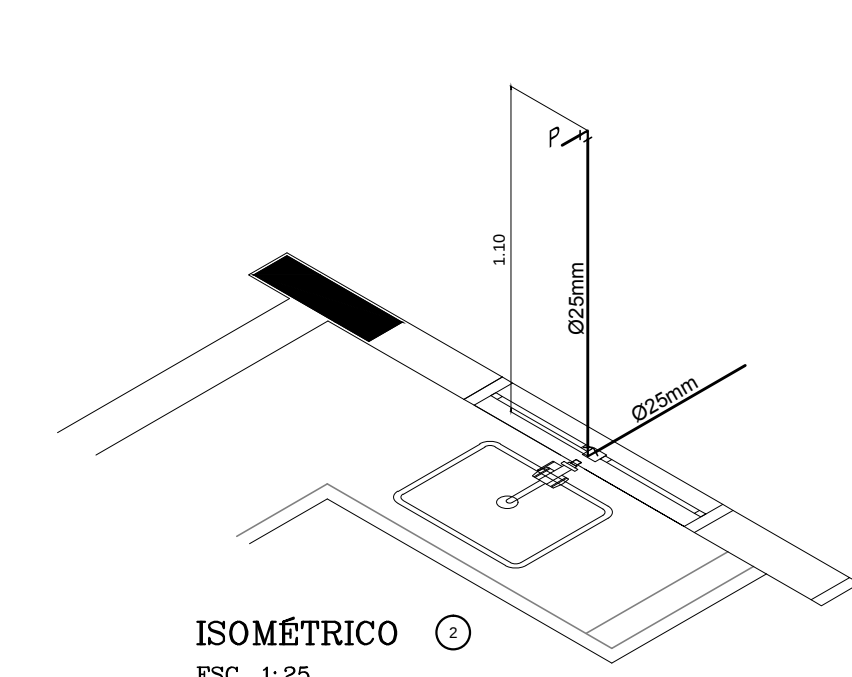


ISOMÉTRICO 2
ESC. 1:25

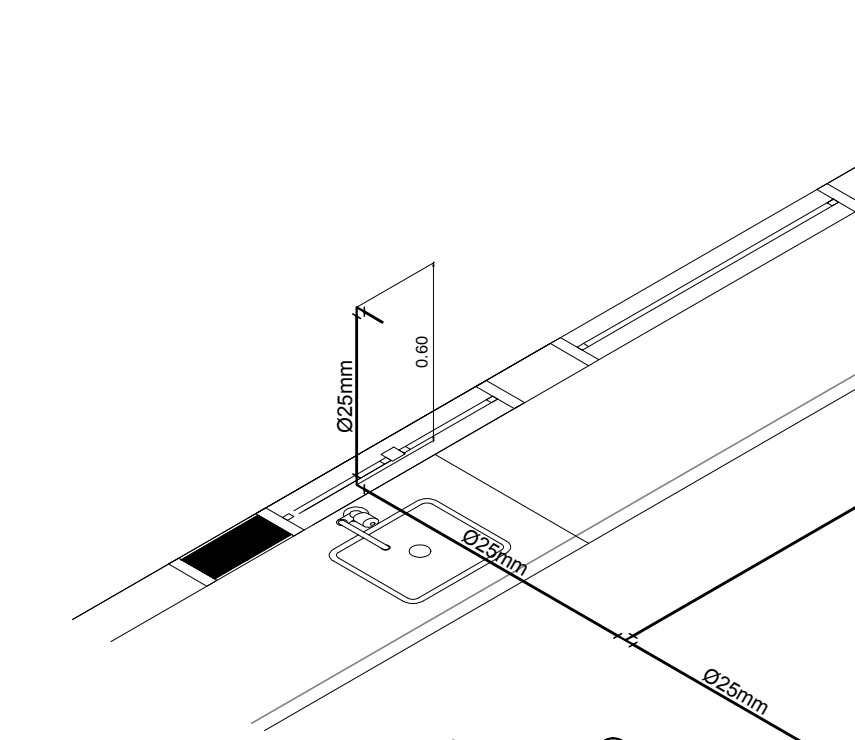


ISOMÉTRICO 3
ESC. 1:25

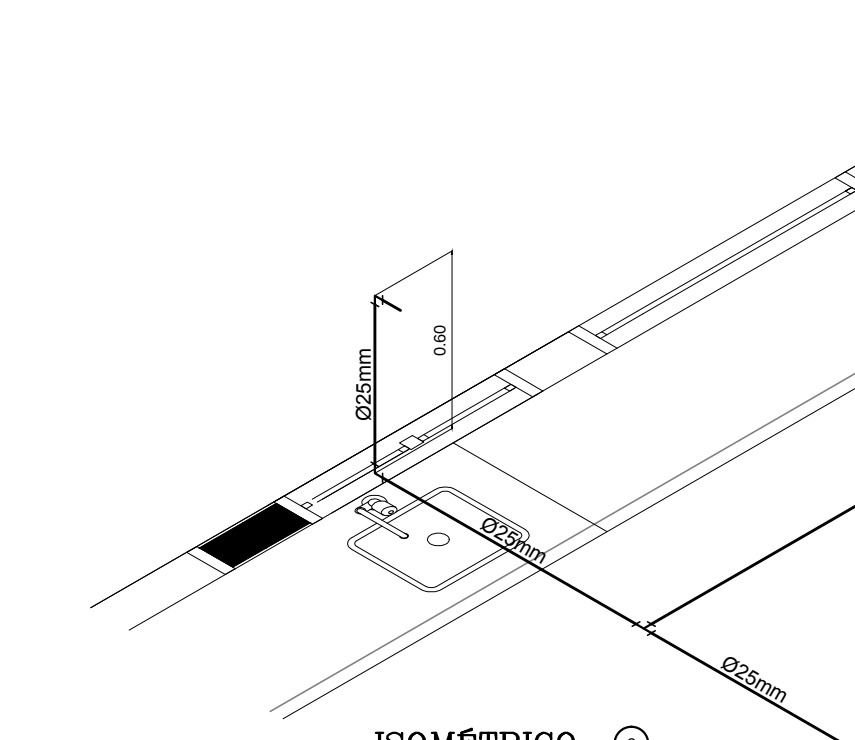


ISOMÉTRICO 4
ESC. 1:25

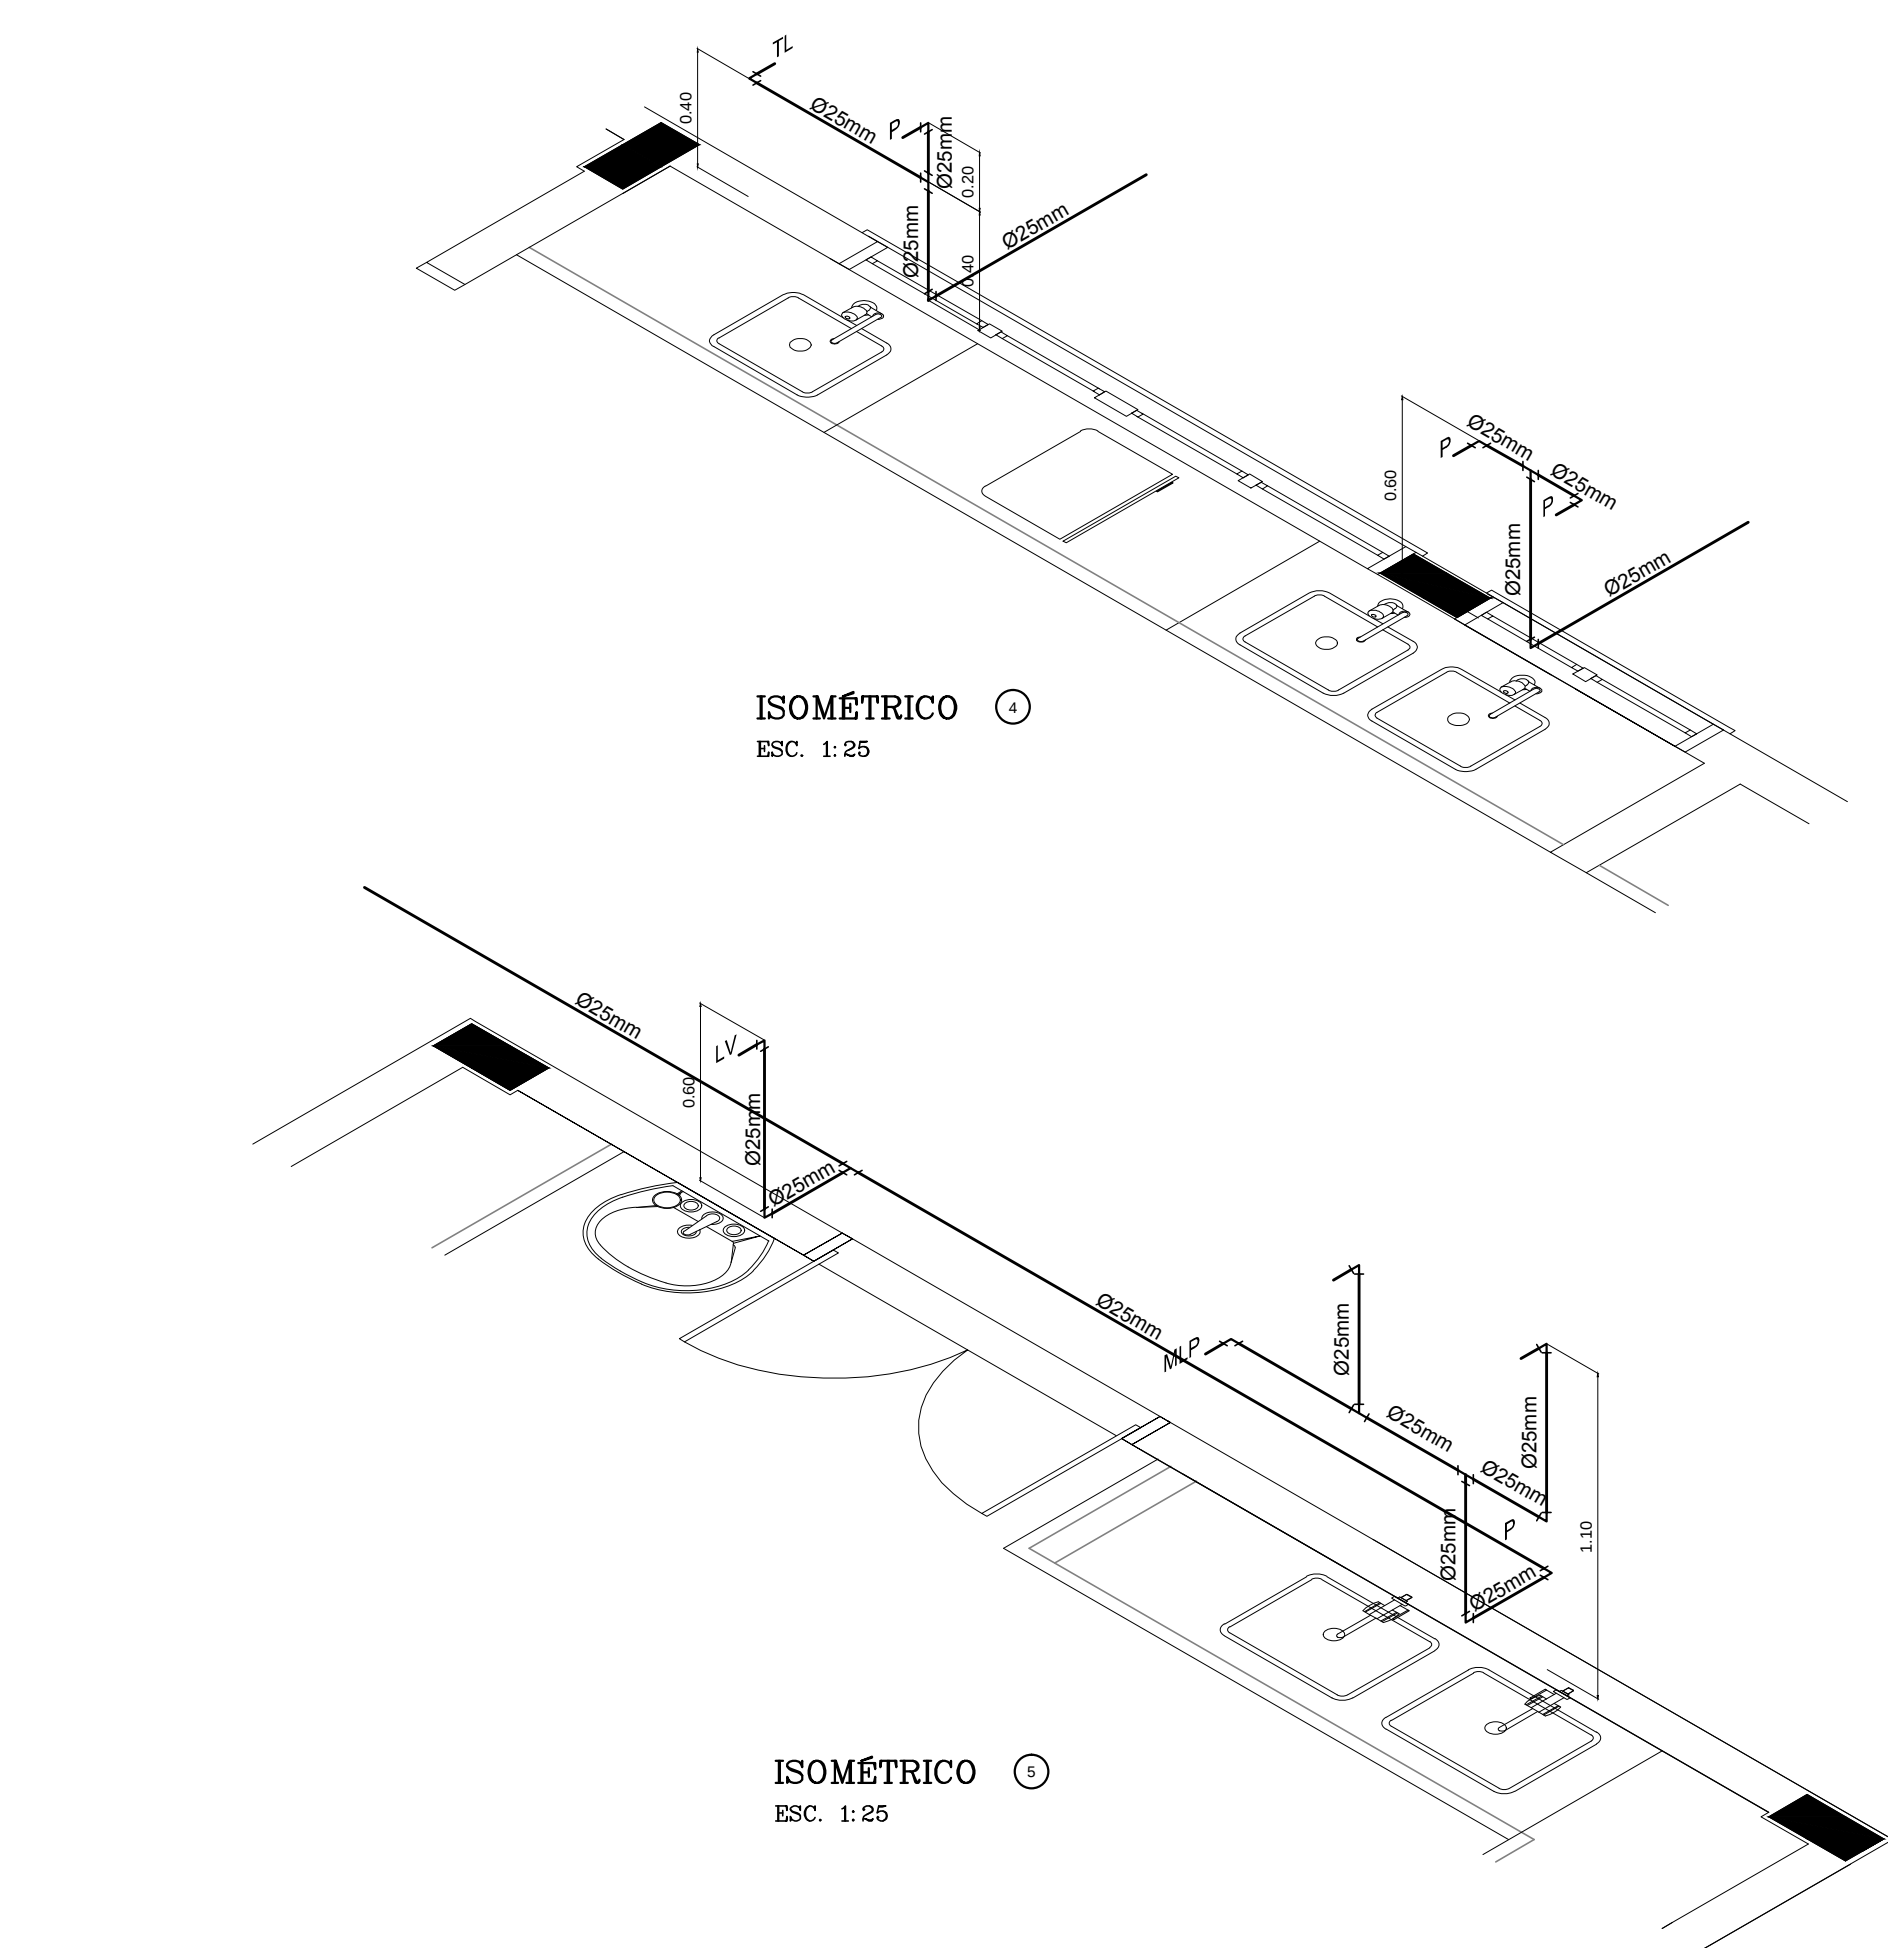


ISOMÉTRICO 5
ESC. 1:25

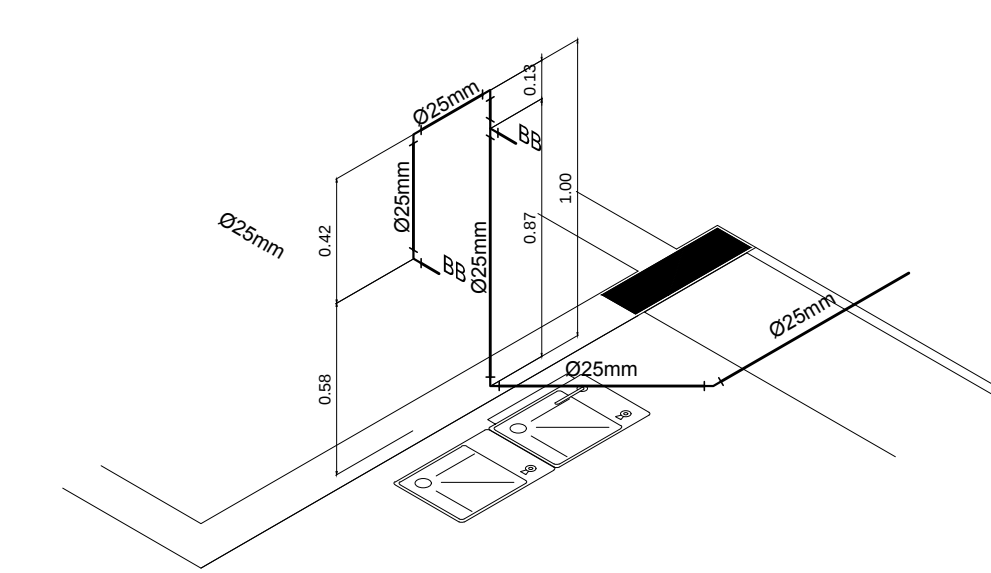

ISOMÉTRICO 6
ESC. 1:25

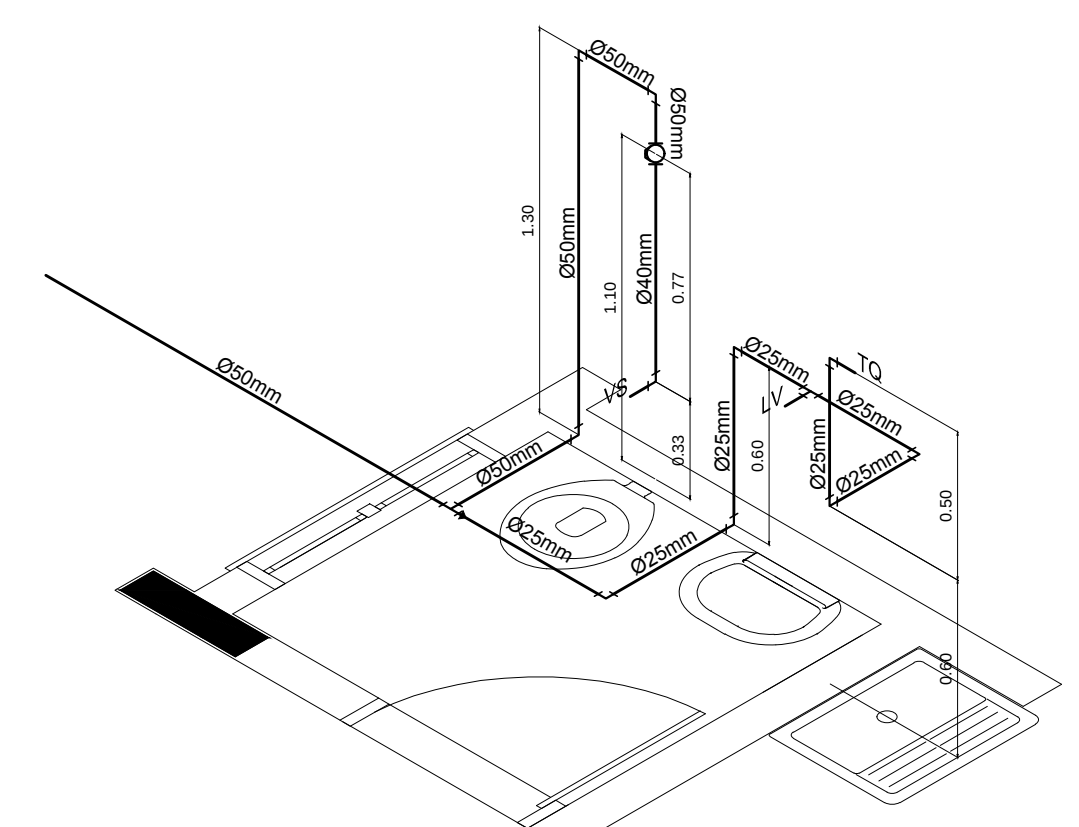

ISOMÉTRICO 7
ESC. 1:25

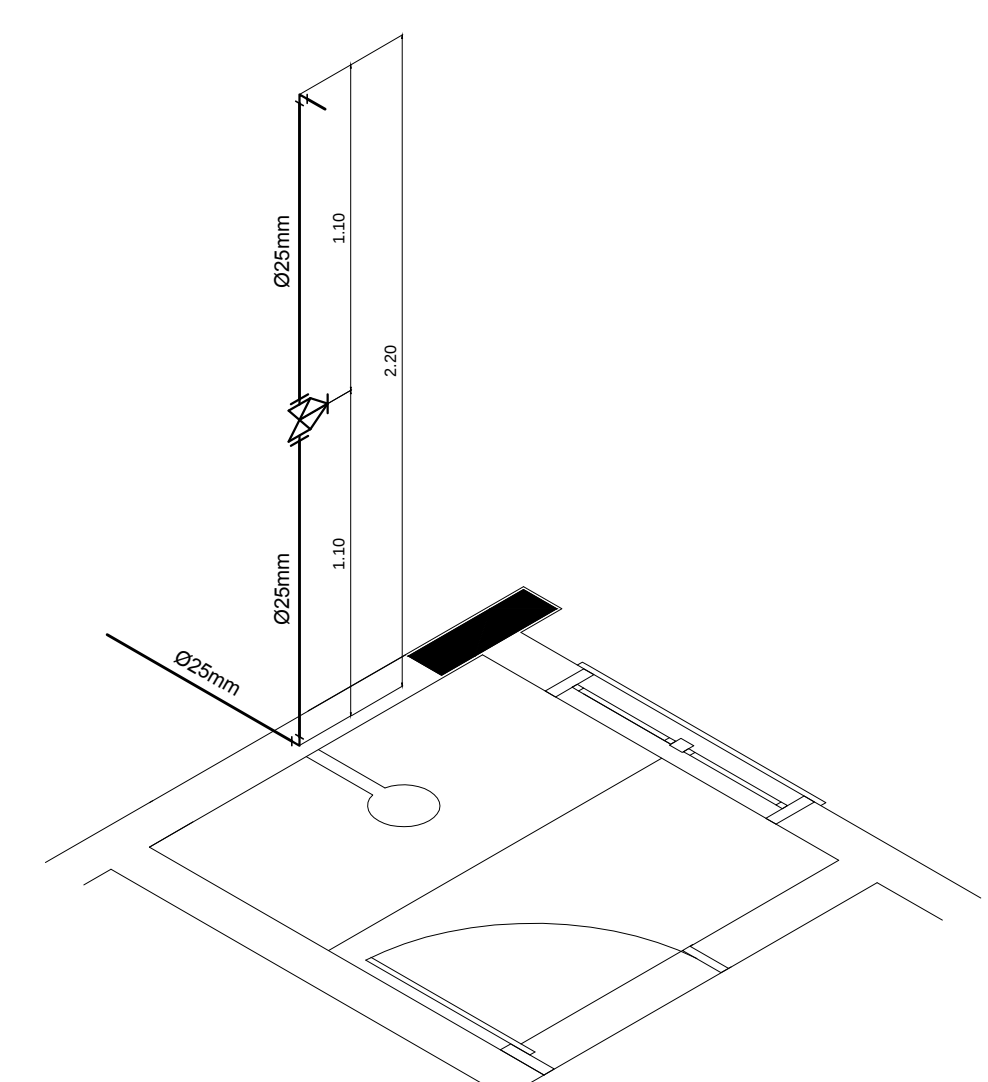

ISOMÉTRICO 8
ESC. 1:25

LEGENDA - ÁGUA FRIA

- COLUNA DE ÁGUA FRIA
- TUBULAÇÃO DE ÁGUA FRIA PVC SOLDAVEL
- RG - REGISTRO DE GAVETA
- RP - REGISTRO DE PRESSÃO
- VS - VASO SANITÁRIO
- LV - LAVABÓRIO
- Bb - BEREÇOURO
- Tq - TANQUE
- TJ - TORNEIRA DE JARDIM
- P - PIA
- Ch - CHUVEIRO
- TL - TORNEIRA DE LIMPEZA
- Mc - MICTÓRIO
- DuH - DUCHA HIGIÊNICA
- MLR - MÁQUINA DE LAVAR ROUPA
- MLB - MÁQUINA DE LAVAR BANDEJA

PROJETO PADRÃO - FNDE

MUNICÍPIO - UF: _____
PROPRIETÁRIO: _____
ENDEREÇO: _____

PROPRIETÁRIO: _____
RESP. TÉCNICO: _____ CREA: _____
Eng. Civil Roger Pacheco Plágio Couto - CREA-GO 20014D
Eng. Civil Pedro Augusto de Amorim Neto - CREA-GO 20560D
Eng. Civil Natan Anon Birenbaum - CREA 46081-GRJ - REVISOR
AUTOR DO PROJETO

DULO: _____ CREA: _____
RA: _____

OBSERVAÇÕES: _____

ESCOLA 12 SALAS DE AULA

PROJETO HIDROSSANITÁRIO

COORDENAÇÃO CGEST - Coordenação Geral de Infraestrutura Educativa	BLOCO D: SERVIÇO REDE DE ÁGUA FRIA	HAG
REVISÃO R.03	ESCALA INDICADA DATA DEBORAÇÃO MAIO 2014	PRANCHAS 03/14