


CONVENÇÕES – ESGOTO SANITÁRIO/PLUVIAL

-  COLUNA DE VENTILAÇÃO (DEVERÁ SER PROLONGADA 15cm ACIMA DA COBERTURA)
-  TUBO DE QUEDA (ESGOTO PLUVIAL)
-  TUBULAÇÃO DE ESGOTO PRIMÁRIO (PVC SOLDÁVEL)
-  TUBULAÇÃO DE ESGOTO PLUVIAL (PVC SOLDÁVEL)
-  TUBULAÇÃO DE PVC SOLDÁVEL PARA ESGOTO SECUNDÁRIO (TUBO NÃO COTADO SERÁ DE 40 mm)
-  TUBULAÇÃO DE PVC SOLDÁVEL PARA ESGOTO SECUNDÁRIO DE GORDURA
-  TUBULAÇÃO DE VENTILAÇÃO (PVC SOLDÁVEL)
-  CAIXA SIFONADA DIÂMETRO 10cm e 15 cm RESPECTIVAMENTE, COM GRELHA CROMADA
-  RALO SIFONADO (diâmetro 10 cm) COM GRELHA CROMADA
-  CAIXA DE INSPEÇÃO DE 60 x 60 cm COM TAMPA DE FERRO FUNDIDO

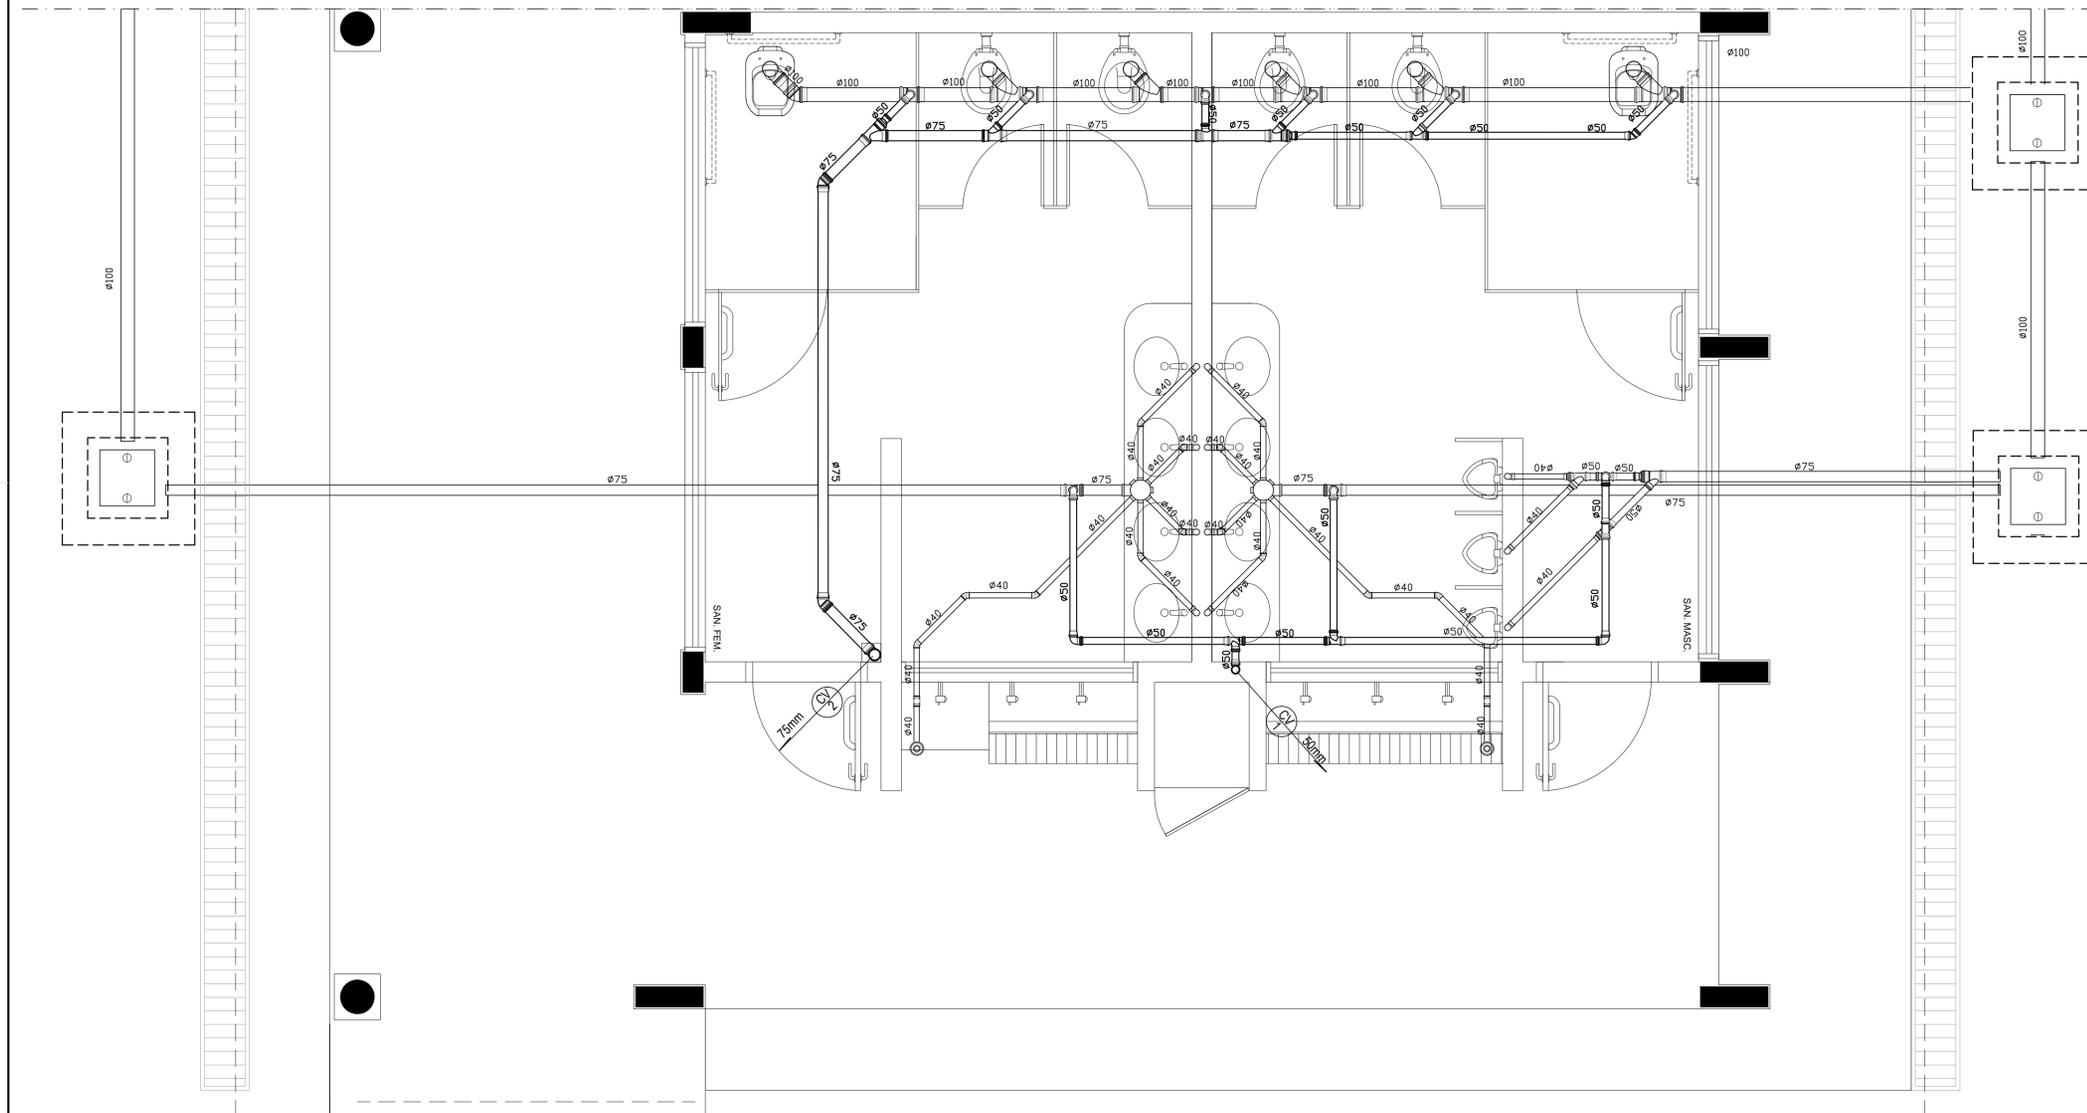

1 PLANTA BAIXA - BLOCO E - ESGOTO SANITÁRIO  
ESCALA: 1/25

PROJETO PADRÃO - FNDE

MUNICÍPIO - UF: \_\_\_\_\_

PROPRIETÁRIO: \_\_\_\_\_

ENDEREÇO: \_\_\_\_\_

PROPRIETÁRIO: \_\_\_\_\_

RESP. TÉCNICO \_\_\_\_\_ CREA \_\_\_\_\_  
 Eng. Civil Roger Pacheco Piáglgio Couto - CREA-GO 2001/D  
 Eng. Civil Pedro Augusto de Alencar Neto - CREA-GO 2959/D  
 Eng. Civil Natan Aron Birenbaum - CREA: 46081-DRJ - REVISOR  
 AUTOR DO PROJETO \_\_\_\_\_

DLFO	CREA
	RA

OBSERVAÇÕES:

<b>ESCOLA 12 SALAS DE AULA</b>		
<b>PROJETO HIDROSSANITÁRIO</b>		
COORDENAÇÃO CGEST - Coordenação Geral de Infraestrutura Educativa	BLOCO E: PEDAGÓGICO SANITÁRIOS FEMININO E MASCULINO ESGOTO SANITÁRIO	
	REVISÃO R.03	ESCALA 1/25 DATA EMISSÃO MAIO/2014
FORMATO A1 (841x594)	<b>HEG</b>	PRANCHA <b>09/14</b>